

**UCHWAŁA NR XXXVI/219/2022**  
**RADY GMINY BARANÓW**

z dnia 30 maja 2022 r.

**w sprawie wyrażenia zgody na wydzierżawienie nieruchomości gruntowych**

Na podstawie art. 18 ust. 2 pkt 9 lit. „a” ustawy z dnia 8 marca 1990 roku o samorządzie gminnym (Dz. U. z 2022 r. poz. 559) i art. 37 ust. 4 ustawy z dnia 21 sierpnia 1997 roku o gospodarce nieruchomościami (Dz. U. z 2021 r. poz. 1899) - Rada Gminy Baranów uchwala, co następuje:

**§ 1.** Wyraża się zgodę na wydzierżawienie na rzecz Fibee I Sp. z o.o. Wysogotowo, ul. Wierzbowa 84, 62-081 Przeźmierowo, na okres 30 lat niżej wymienionych nieruchomości gruntowych:

- 1) pas gruntu o pow. 26,98 m<sup>2</sup>, stanowiący część działek nr ewid. **136/1, 173/1, 168/1, 169/1, 171/1, 249** obręb **Czołna**; nr ewid. **2465/2, 2468/4, 2473/5, 2475/4, 2477/4, 2479/4, 2481/4, 2970/3, 2972, 2974** obręb **Baranów** będących własnością Gminy Baranów z przeznaczeniem na działalność gospodarczą polegającą na posadowieniu urządzeń infrastruktury przesyłowej – światłowod;
- 2) pas gruntu o pow. 13,29 m<sup>2</sup>, stanowiący część działek nr ewid. **162/1, 163/1, 166/1, 174/1, 175/1, 176/1, 177/1, 178/1, 179/1, 180/1, 181/1, 182/1, 183/1, 184/1, 185/1, 186/1, 801/1** obręb **Czołna** będących własnością Gminy z przeznaczeniem na działalność gospodarczą polegającą na posadowieniu urządzeń infrastruktury przesyłowej – światłowod;
- 3) pas gruntu o pow. 2,96 m<sup>2</sup>, stanowiący część działek nr ewid. **274** obręb **Karcunek** będących własnością Gminy z przeznaczeniem na działalność gospodarczą polegającą na posadowieniu urządzeń infrastruktury przesyłowej – światłowod;
- 4) pas gruntu o pow. 3,04 m<sup>2</sup>, stanowiący część działek nr ewid. **50, 53, 31** obręb **Zagózdź** będących własnością Gminy z przeznaczeniem na działalność gospodarczą polegającą na posadowieniu urządzeń infrastruktury przesyłowej – światłowod.

**§ 2.** Wyraża się zgodę na odstąpienie od obowiązku przetargowego trybu zawarcia umowy dzierżawy nieruchomości wskazanych w §1.

**§ 3.** Szczegółowe położenie nieruchomości przeznaczonych do dzierżawy, wskazanych w § 1 określają załączniki graficzne do niniejszej uchwały .

**§ 4.** Wykonanie uchwały powierza się Wójtowi Gminy.

**§ 5.** Uchwała wchodzi w życie z dniem podjęcia.


Przewodniczący Rady Gminy  
Baranów





**Stanisław Antoniewicz**


Załącznik Nr 1 do uchwały Nr XXXVI/219/2022  
Rady Gminy Baranów  
z dnia 30 maja 2022 r.

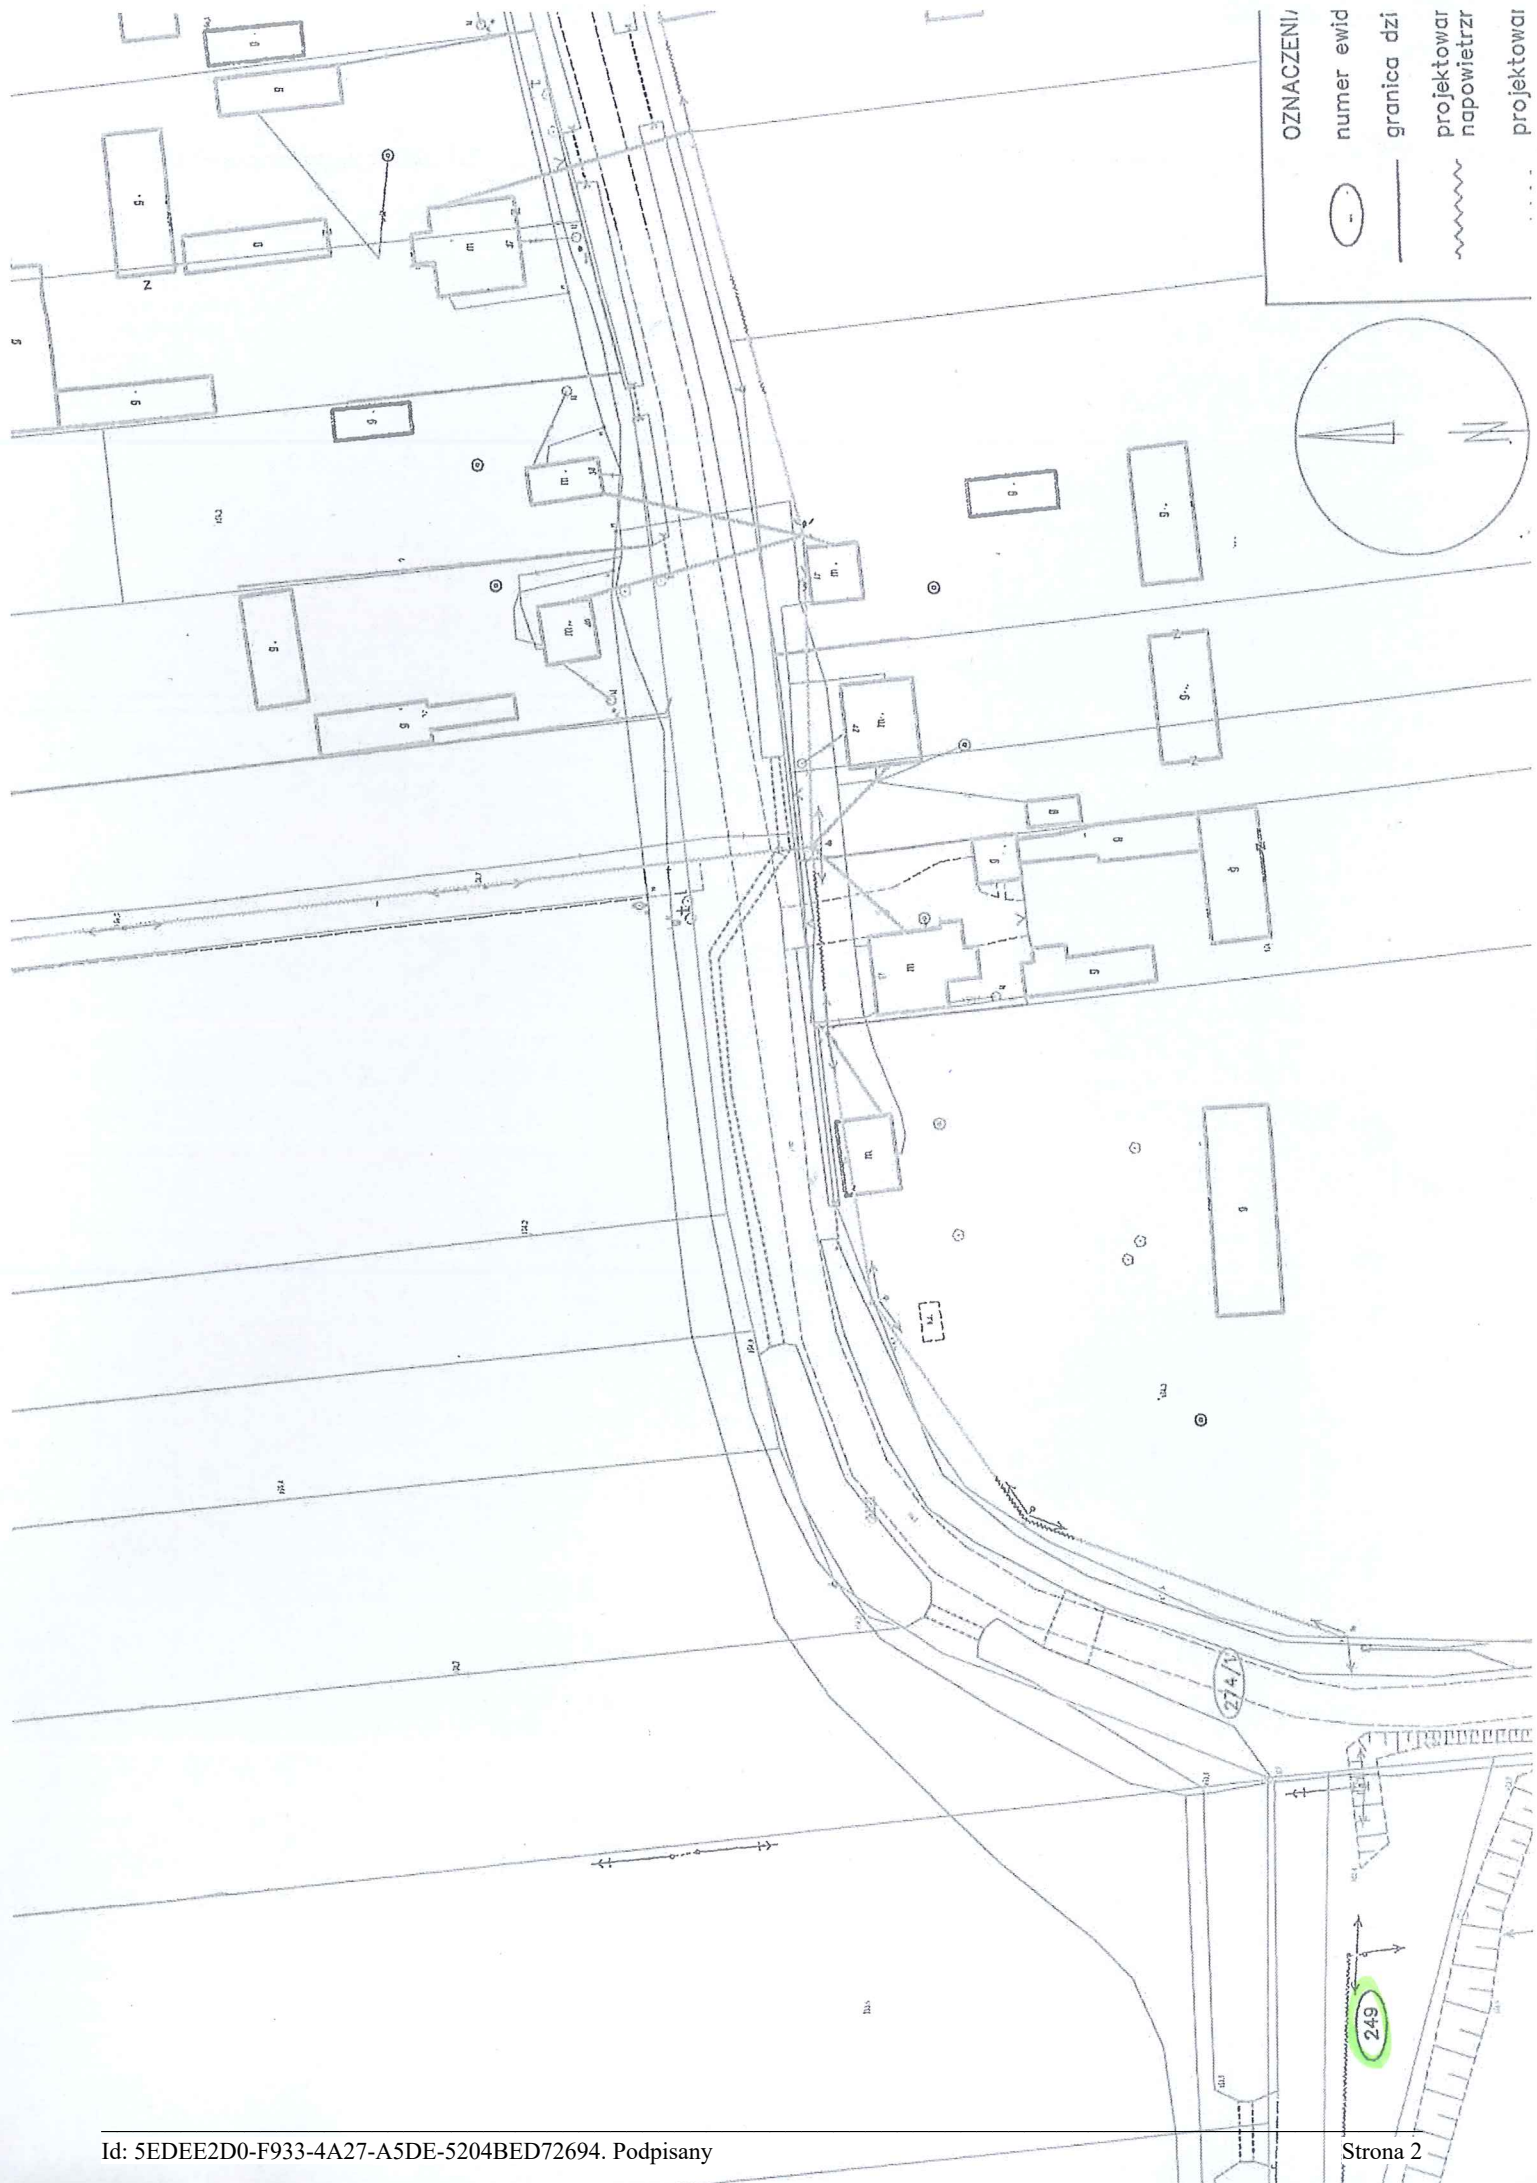WZACZENI/  
numer ewid  
granica dzi  
projektowar  
napowietrz





OZNACZENIA/	
	numer ewid
	granica dzi
	projektowar napowietrz
	projektowar

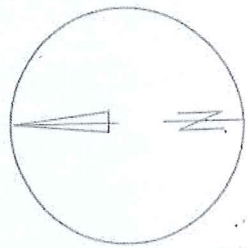

249



**ETAP I**  
Umieszczenie rury  
fi110: dł 2,0 m


**ETAP I**  
Zajęcie pasa drogowego:  
135,0m x 2,0m = 270,0m<sup>2</sup>

**ETAP II**  
Zajęcie pasa drogowego:  
38,0m x 2,0m = 76,0m<sup>2</sup>

**ETAP II**  
Umieszczenie rury  
fi110: dł 50,0 m





**ETAP II**  
Umieszczenie rury  
fi110: dł 77,0 m

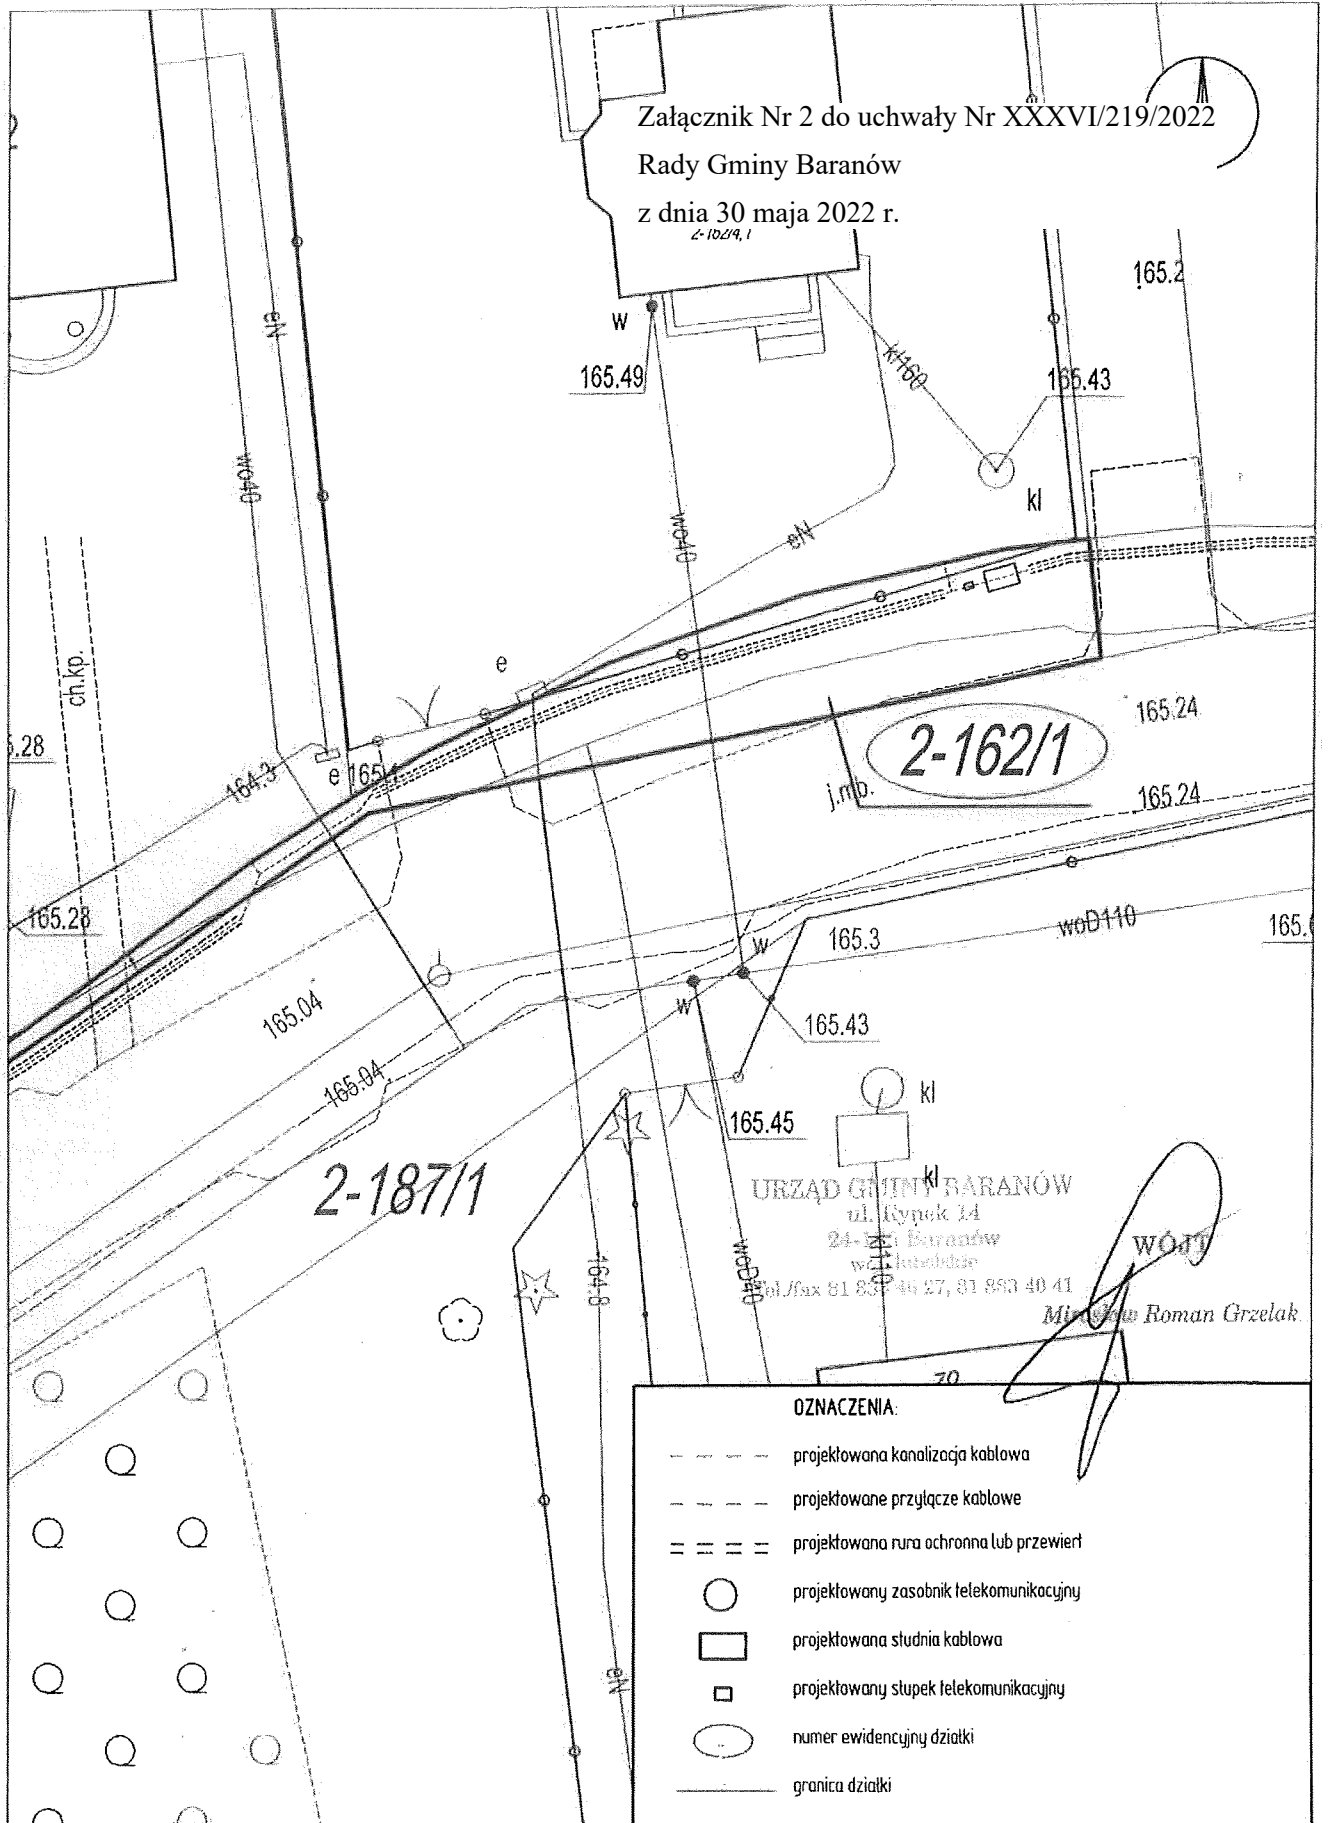
Załącznik Nr 2 do uchwały Nr XXXVI/219/2022  
 Rady Gminy Baranów  
 z dnia 30 maja 2022 r.  
 z-1029,1



OZNACZENIA:

  - projektowana kanalizacja kablowa
- ... projektowane przyłącze kablowe
- === projektowana rura ochronna lub przewiert
- projektowany zasobnik telekomunikacyjny
- projektowana studnia kablowa
- projektowany słupek telekomunikacyjny
- numer ewidencyjny działki
- granica działki


<b>Investor</b> <b>FIBEE</b> FIBEE I SP. Z O.O. Wysogotowo, ul. Wierzbowa 84 62-081 Przechimierowo	  	
	Budowa telekomunikacyjnej Unii kablowej światłowodowej w ramach Programu Operacyjnego Polska Cyfrowa	
<b>Wykonawca</b> <b>Investrade</b> INVESTRADE SP. Z O.O. Burszki 6G-H/19 20-150 Lublin	Projekt zagospodarowania terenu	Skala <b>1:250</b>
	Projektował mgr inż. Konrad Pawlak Upr. nr 118/0042/PW01/19 Opracował inż. Arkadiusz Rusinek 	Nr rys. <b>1</b>   Nr ark. <b>1</b>

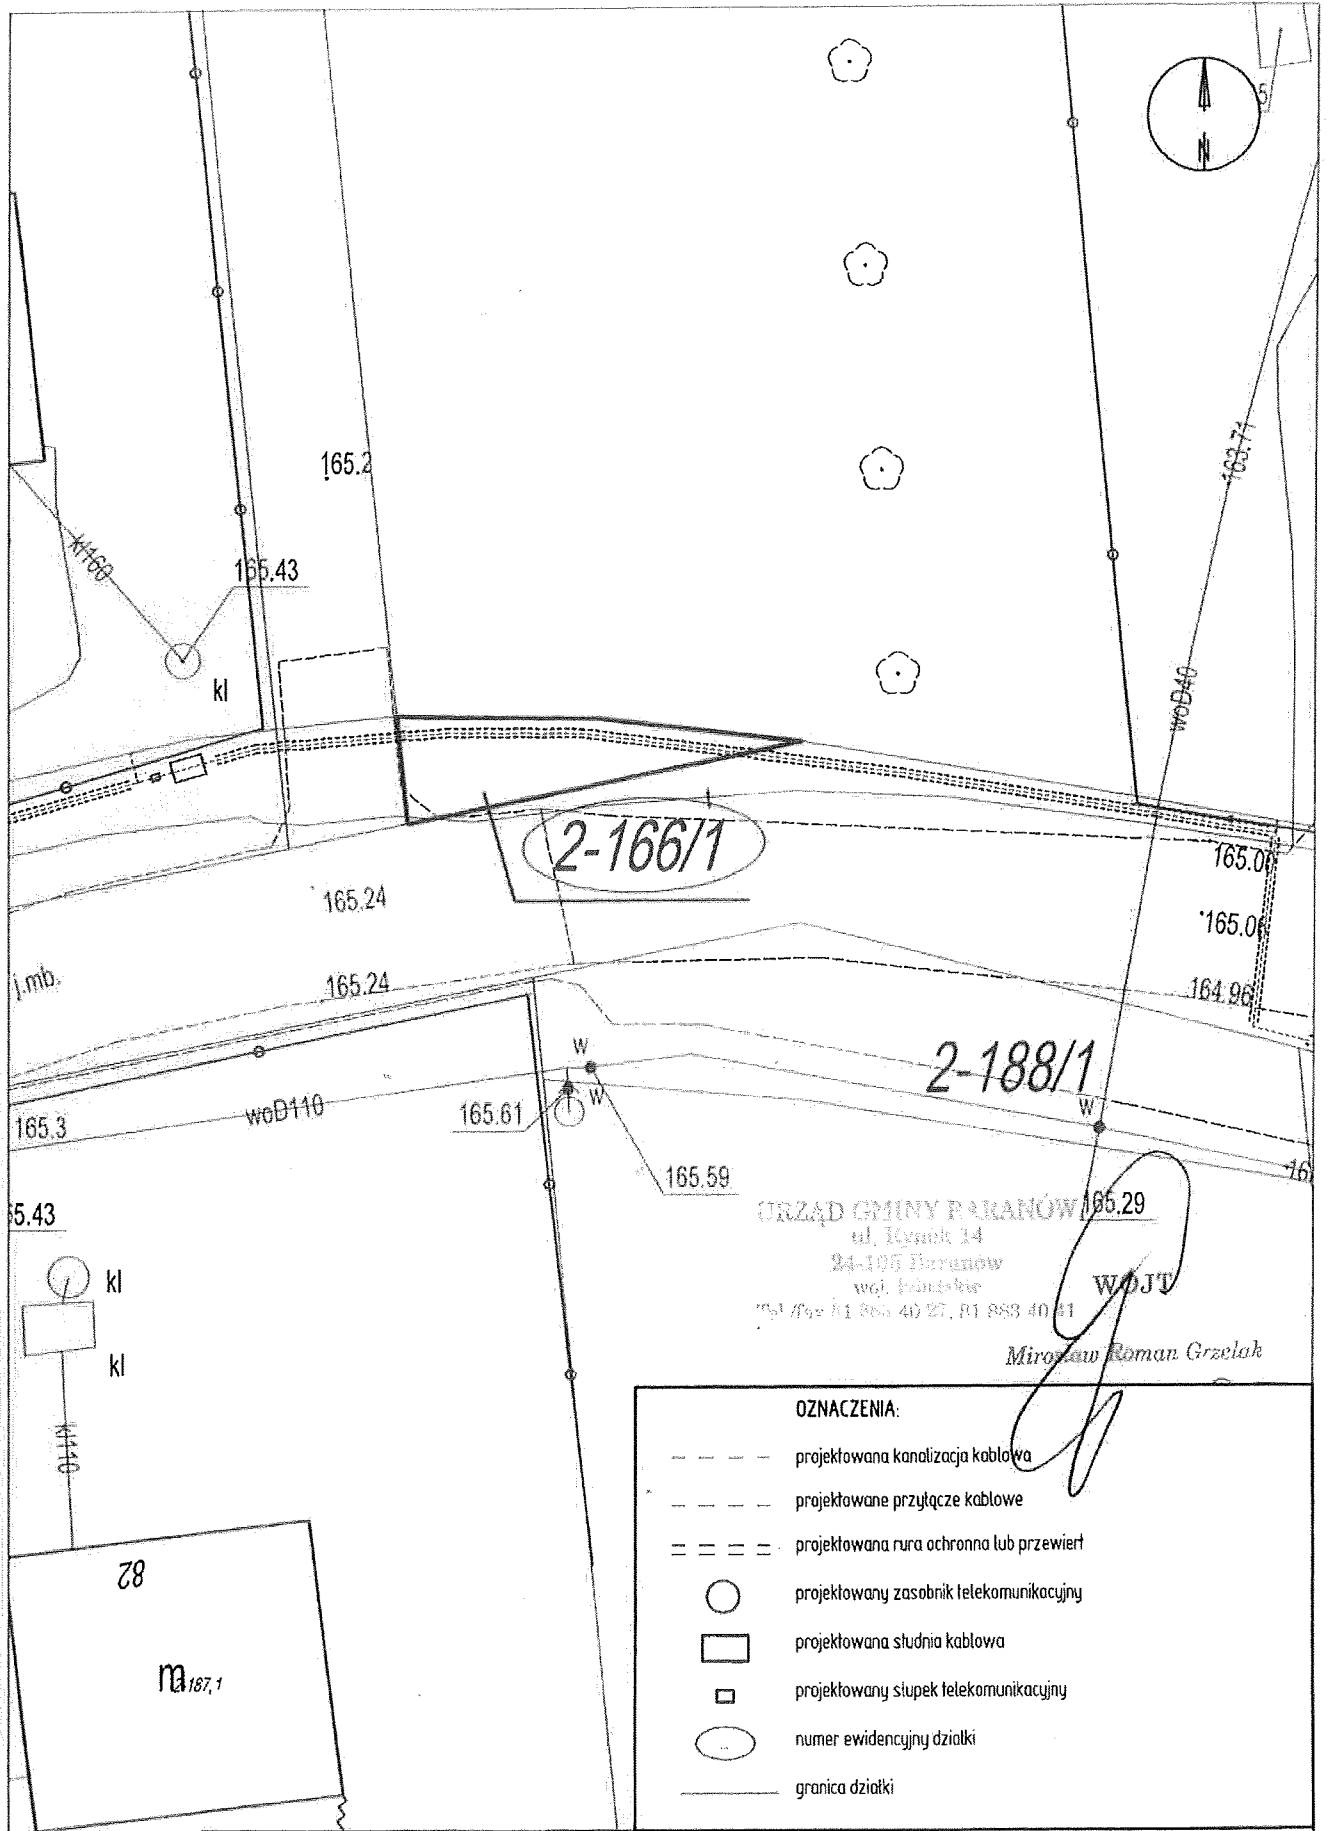

**OZNACZENIA:**

- projektowana kanalizacja kablowa
- projektowane przyłącze kablowe
- projektowana rura ochronna lub przewiert
- projektowany zasobnik telekomunikacyjny
- projektowana studnia kablowa
- projektowany słupek telekomunikacyjny
- numer ewidencyjny działki
- granica działki

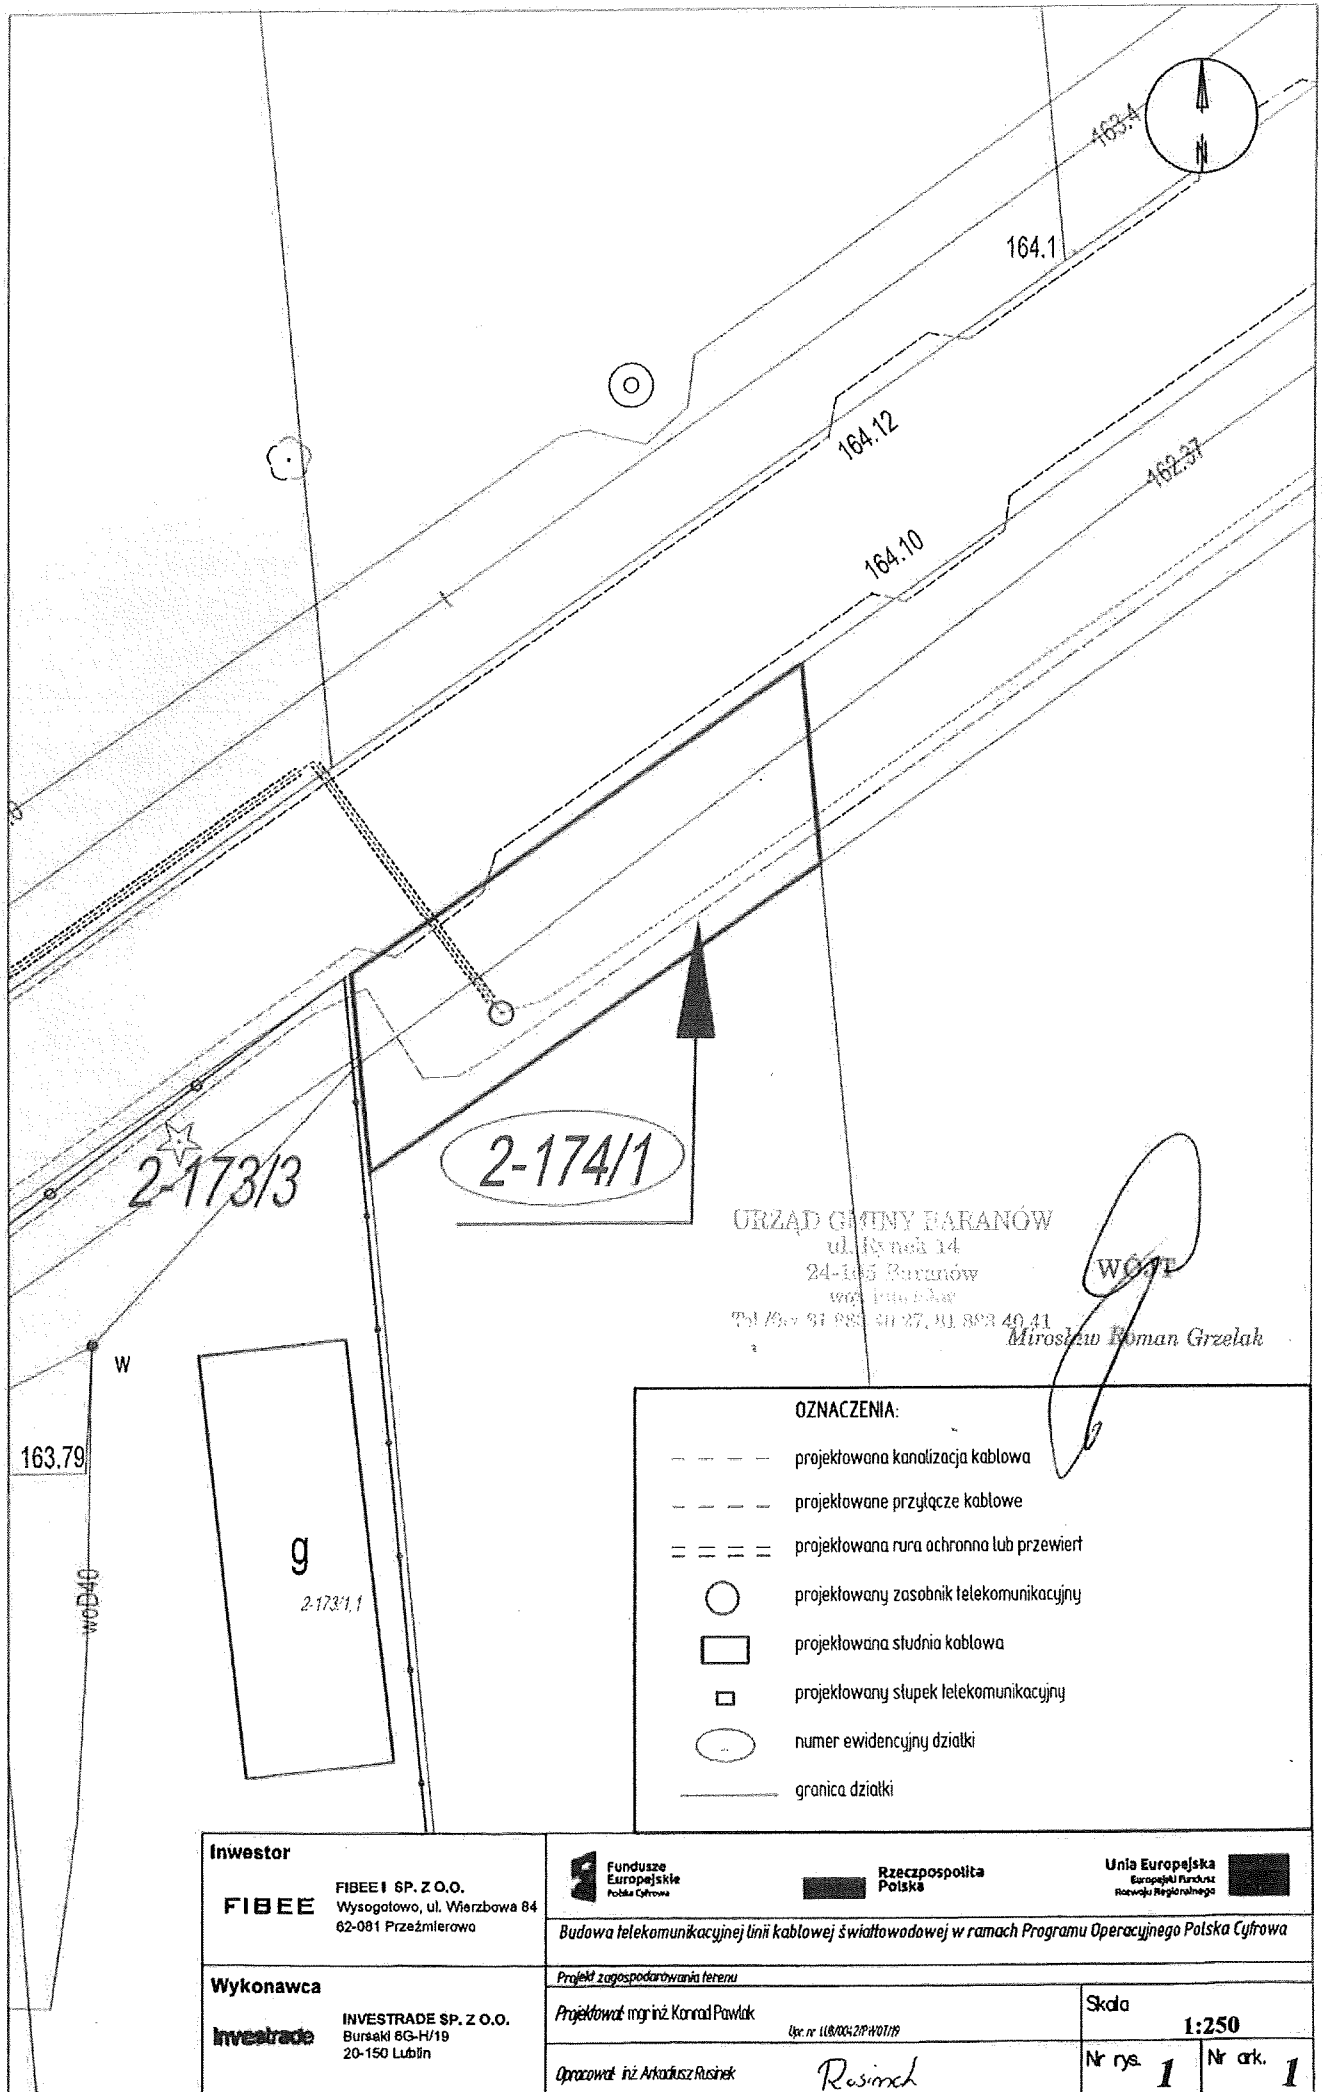



<p><b>Investor</b></p> <p><b>FIBEE</b> FIBEE SP. Z O.O. Wysogotowo, ul. Wierzbowa 84 62-081 Przeźmierowo</p>	<p>Fundusze Europejskie Polska Cyfrowa</p> <p>Rzeczpospolita Polska</p> <p>Unia Europejska Europejski Fundusz Rozwoju Regionalnego</p> <p><i>Budowa telekomunikacyjnej linii kablowej światłowodowej w ramach Programu Operacyjnego Polska Cyfrowa</i></p>	
<p><b>Wykonawca</b></p> <p><b>Investrade</b> INVESTRADE SP. Z O.O. Bursaki 6G-H/19 20-150 Lublin</p>	<p><i>Projekt zagospodarowania terenu</i></p> <p><i>Projektował mgr inż. Konrad Pawlak</i> <i>Upr nr LUB/0042/PW/07/19</i></p> <p><i>Opracował inż. Arkadiusz Rusinek</i> <i>Rusinek</i></p>	<p>Skala <b>1:250</b></p> <p>Nr rys. <b>1</b> Nr ark. <b>1</b></p>




URZĄD GMINY BARANÓW  
 ul. Ryńska 14  
 24-105 Baranów  
 woj. lubuskie  
 Tel./fax 91 883 40 27, 91 883 40 41  
 Mirosław Roman Grzelak

**OZNACZENIA:**

  - projektowana kanalizacja kablowa
- - - - projektowane przyłącze kablowe
- = = = = projektowana rura ochronna lub przewiert
- projektowany zasobnik telekomunikacyjny
- projektowana studnia kablowa
- projektowany słupek telekomunikacyjny
- numer ewidencyjny działki
- granica działki

<b>Investor</b> <b>FIBEE</b> FIBEEI SP. Z O.O. Wysogotowo, ul. Wierzbowa 84 62-081 Przeźmierowo	  	
	Budowa telekomunikacyjnej linii kablowej światłowodowej w ramach Programu Operacyjnego Polska Cyfrowa	
<b>Wykonawca</b> <b>INVESTRADE</b> INVESTRADE SP. Z O.O. Bursaki 8G-H/19 20-150 Lublin	Projekt zagospodarowania terenu Projektował: mgr inż. Konrad Pawlak Upr. nr 118/004/2P/07/19	Skala <b>1:250</b>
	Opracował: inż. Arkadiusz Rusinek 	Nr rys. <b>1</b> Nr ark. <b>1</b>

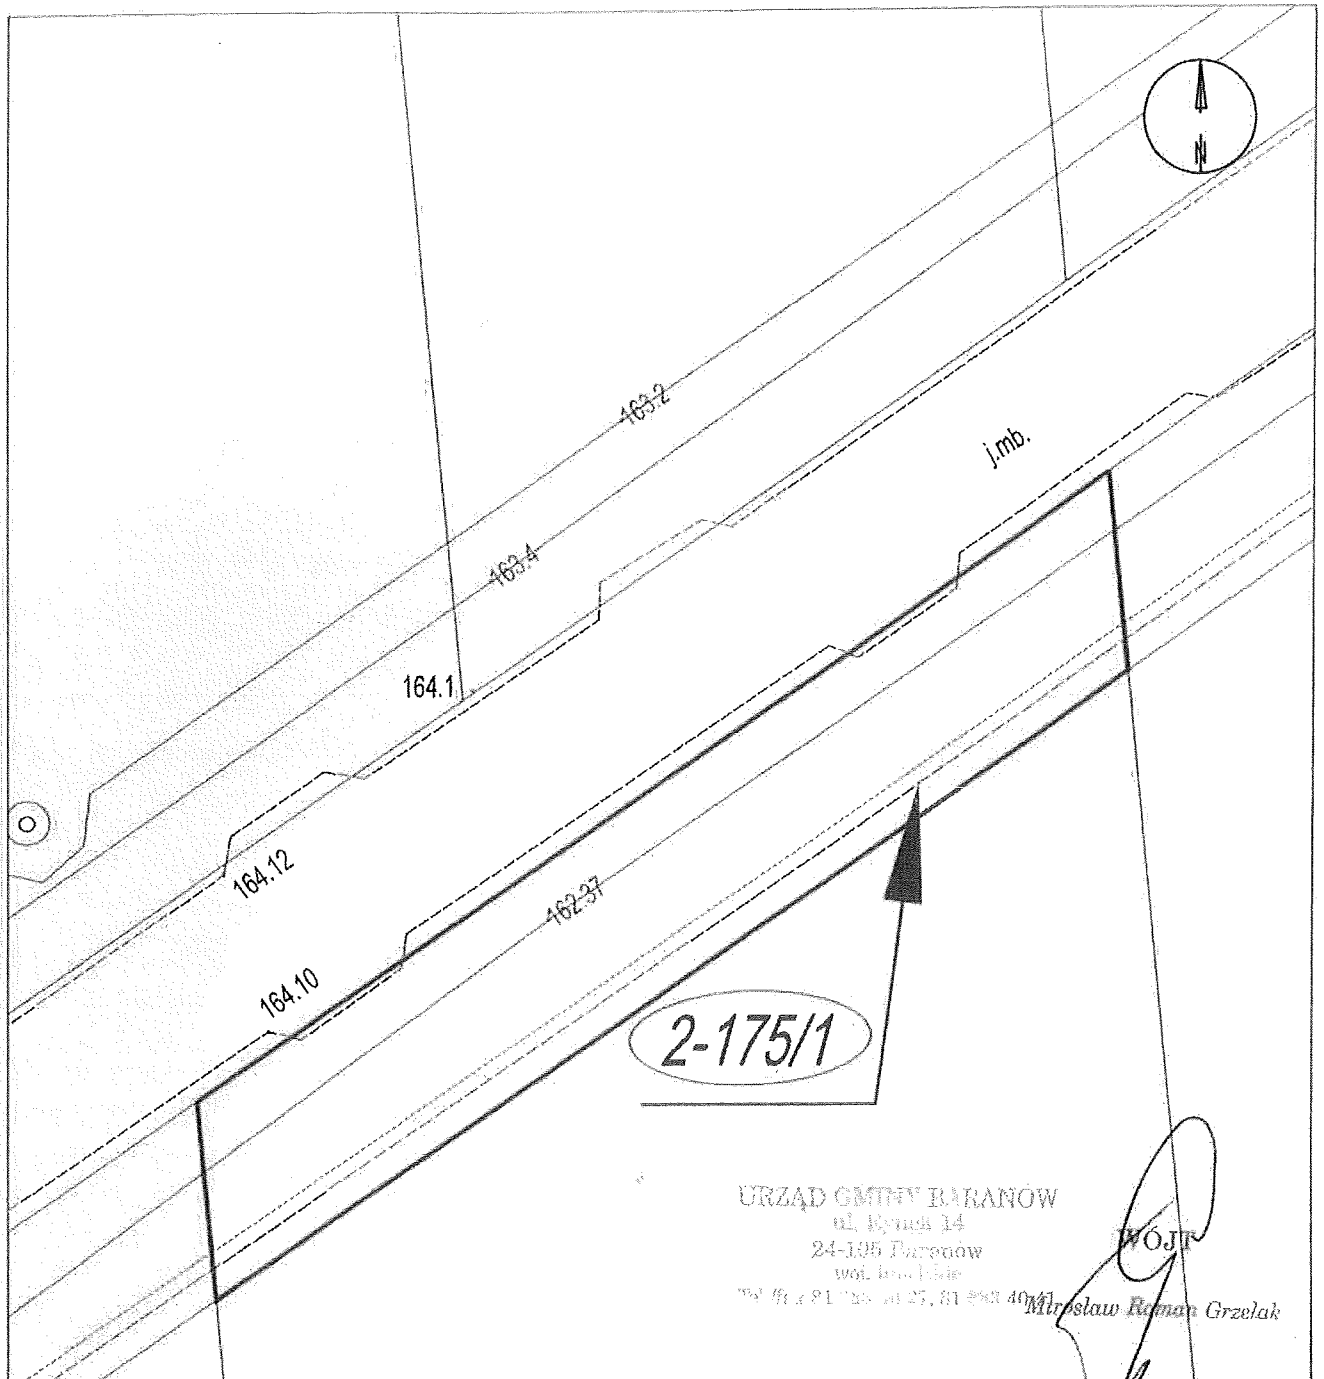


 


URZĄD GMIŃNY BARANÓW  
 ul. Rybnik 14  
 24-105 Baranów  
 woj. lubelskie  
 tel. 81 725 41 27, 81 725 40 41

WOJTF  
 Mirosław Roman Grzelak



**OZNACZENIA:**

- projektowana kanalizacja kablowa
- projektowane przyłącze kablowe
- == == == projektowana rura ochronna lub przewiert
- projektowany zasobnik telekomunikacyjny
- projektowana studnia kablowa
- projektowany stupek telekomunikacyjny
- numer ewidencyjny działki
- granica działki

<b>Investor</b> <b>FIBEE</b> FIBEEI SP. Z O.O. Wysogotowo, ul. Wierzbowa 84 62-081 Przeźmierowo	  	
	Budowa telekomunikacyjnej linii kablowej światłowodowej w ramach Programu Operacyjnego Polska Cyfrowa	
<b>Wykonawca</b> <b>investrade</b> INVESTRADE SP. Z O.O. Bursaki 6G-H/19 20-150 Lublin	Projekt zagospodarowania terenu Projektował mgr inż. Konrad Pawlak Upr. nr 118/0042/P/01/19	Skala <b>1:250</b>
	Opracował inż. Arkadiusz Rusinek 	Nr rys. <b>1</b>



2-142

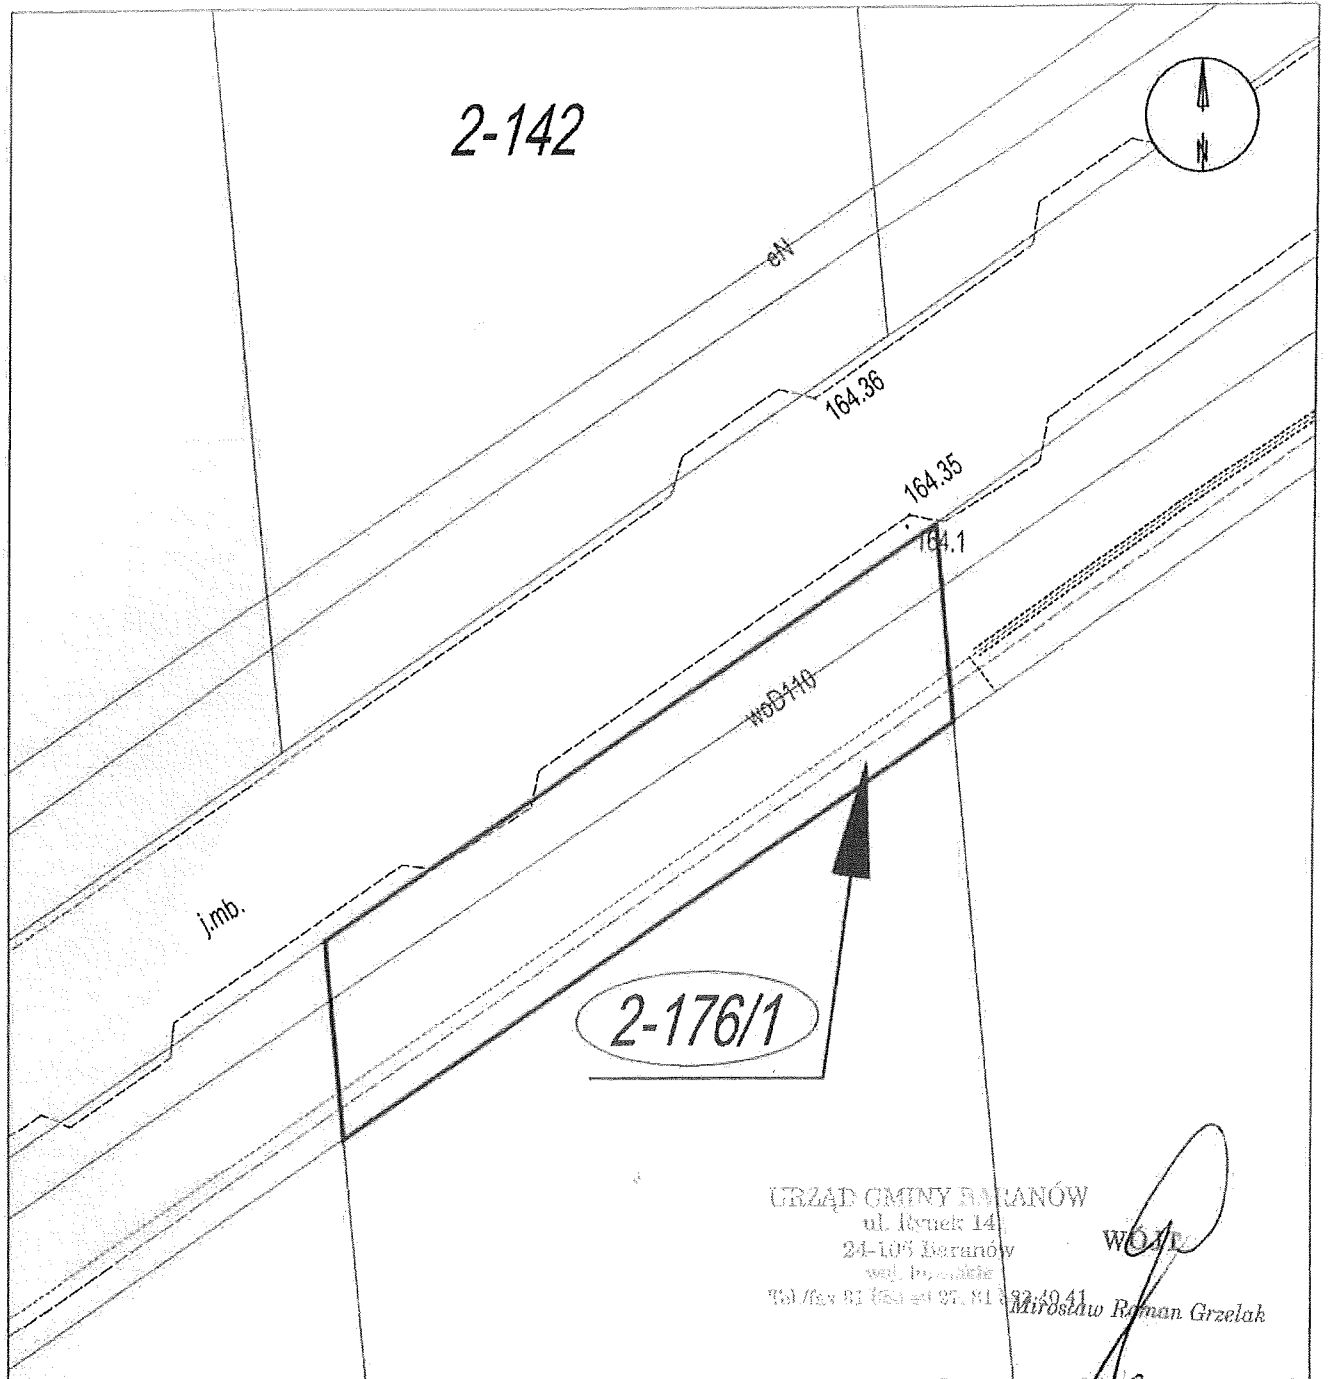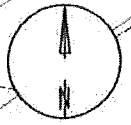


URZĄD GMINY BARANÓW  
 ul. Rynek 14  
 24-105 Baranów  
 woj. lubelskie  
 Tel./fax 81 754 94 95, 81 754 94 41

*Mirosław Roman Grzelak*

**OZNACZENIA:**

- projektowana kanalizacja kablowa
- - - - projektowane przylącze kablowe
- = = = = projektowana rura ochronna lub przewiert
- projektowany zasobnik telekomunikacyjny
- projektowana studnia kablowa
- projektowany słupek telekomunikacyjny
- numer ewidencyjny działki
- granica działki

<b>Inwestor</b> <b>FIBEE</b> FIBEE I SP. Z O.O. Wysogotowa, ul. Wierzbowa 84 62-081 Przeźmierowo	Fundusze Europejskie Polska Cyfrowa	Rzeczpospolita Polska	Unia Europejska Europejski Fundusz Rozwoju Regionalnego
	Budowa telekomunikacyjnej linii kablowej światłowodowej w ramach Programu Operacyjnego Polska Cyfrowa		
<b>Wykonawca</b> <b>Investrade</b> INVESTRADE SP. Z O.O. Bursaki 6G-H/19 20-150 Lublin	Projekt zagospodarowania terenu Projektował mgr inż. Konrad Pawlak Upr. nr UWB.0042/P.10179		Skala <b>1:250</b>
	Opracował inż. Arkadiusz Rusinek <i>Rusinek</i>		Nr rys. <b>1</b> Nr ark. <b>1</b>

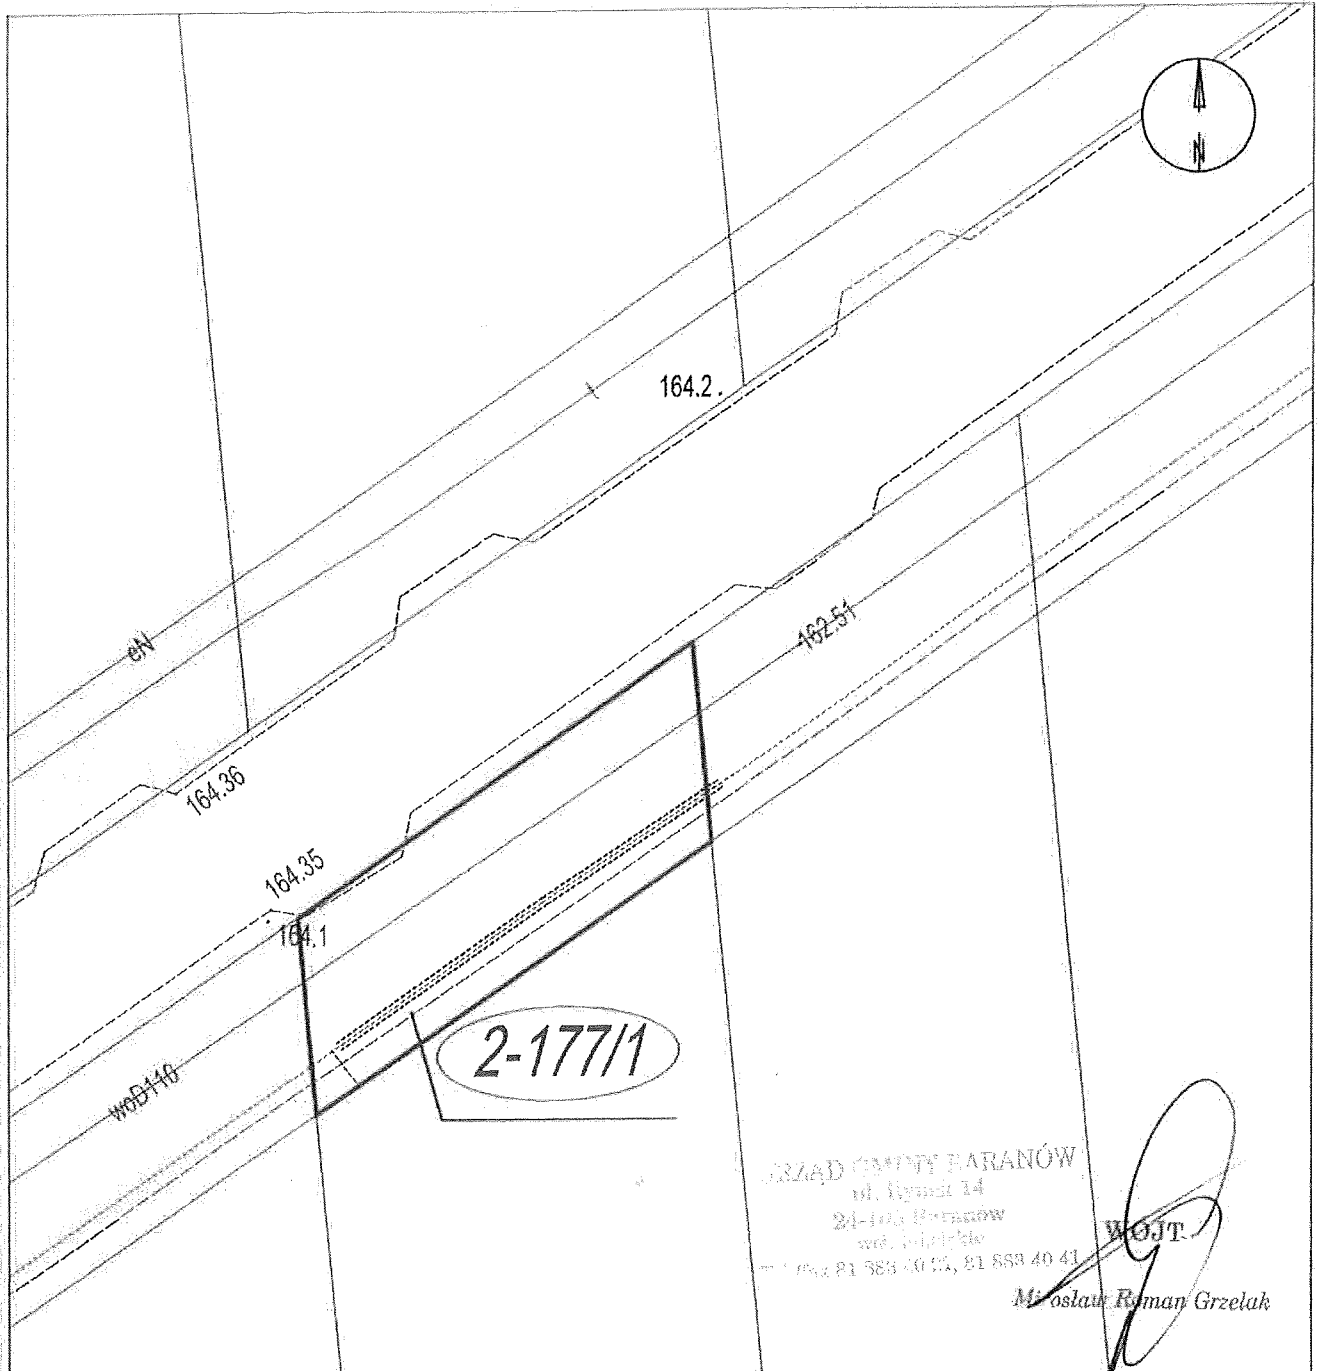


URZĄD GMINY BARANÓW  
 ul. Sycylii 14  
 24-105 Baranów  
 woj. lubelski  
 tel. 81 588 40 02, 81 588 40 41  
 WOJT.  
*M. Oślawski Roman Grzelak*

**OZNACZENIA:**

- projektowana kanalizacja kablowa
- projektowane przyłącze kablowe
- == == == projektowana rura ochronna lub przewiert
- projektowany zasobnik telekomunikacyjny
- projektowana studnia kablowa
- projektowany słupek telekomunikacyjny
- numer ewidencyjny działki
- granica działki

<b>Investor</b> <b>FIBEE</b> FIBEE SP. Z O.O. Wysogotowo, ul. Wierzbowa 84 62-081 Przeźmierowo		Budowa telekomunikacyjnej linii kablowej światłowodowej w ramach Programu Operacyjnego Polska Cyfrowa	
	<b>Wykonawca</b> <b>Investrade</b> INVESTRADE SP. Z O.O. Bursaki 6G-H/19 20-150 Lublin	Projekt zagospodarowania terenu Projektował mgr inż. Konrad Pawlak Opracował inż. Arkadiusz Rusinek	Skala <b>1:250</b>

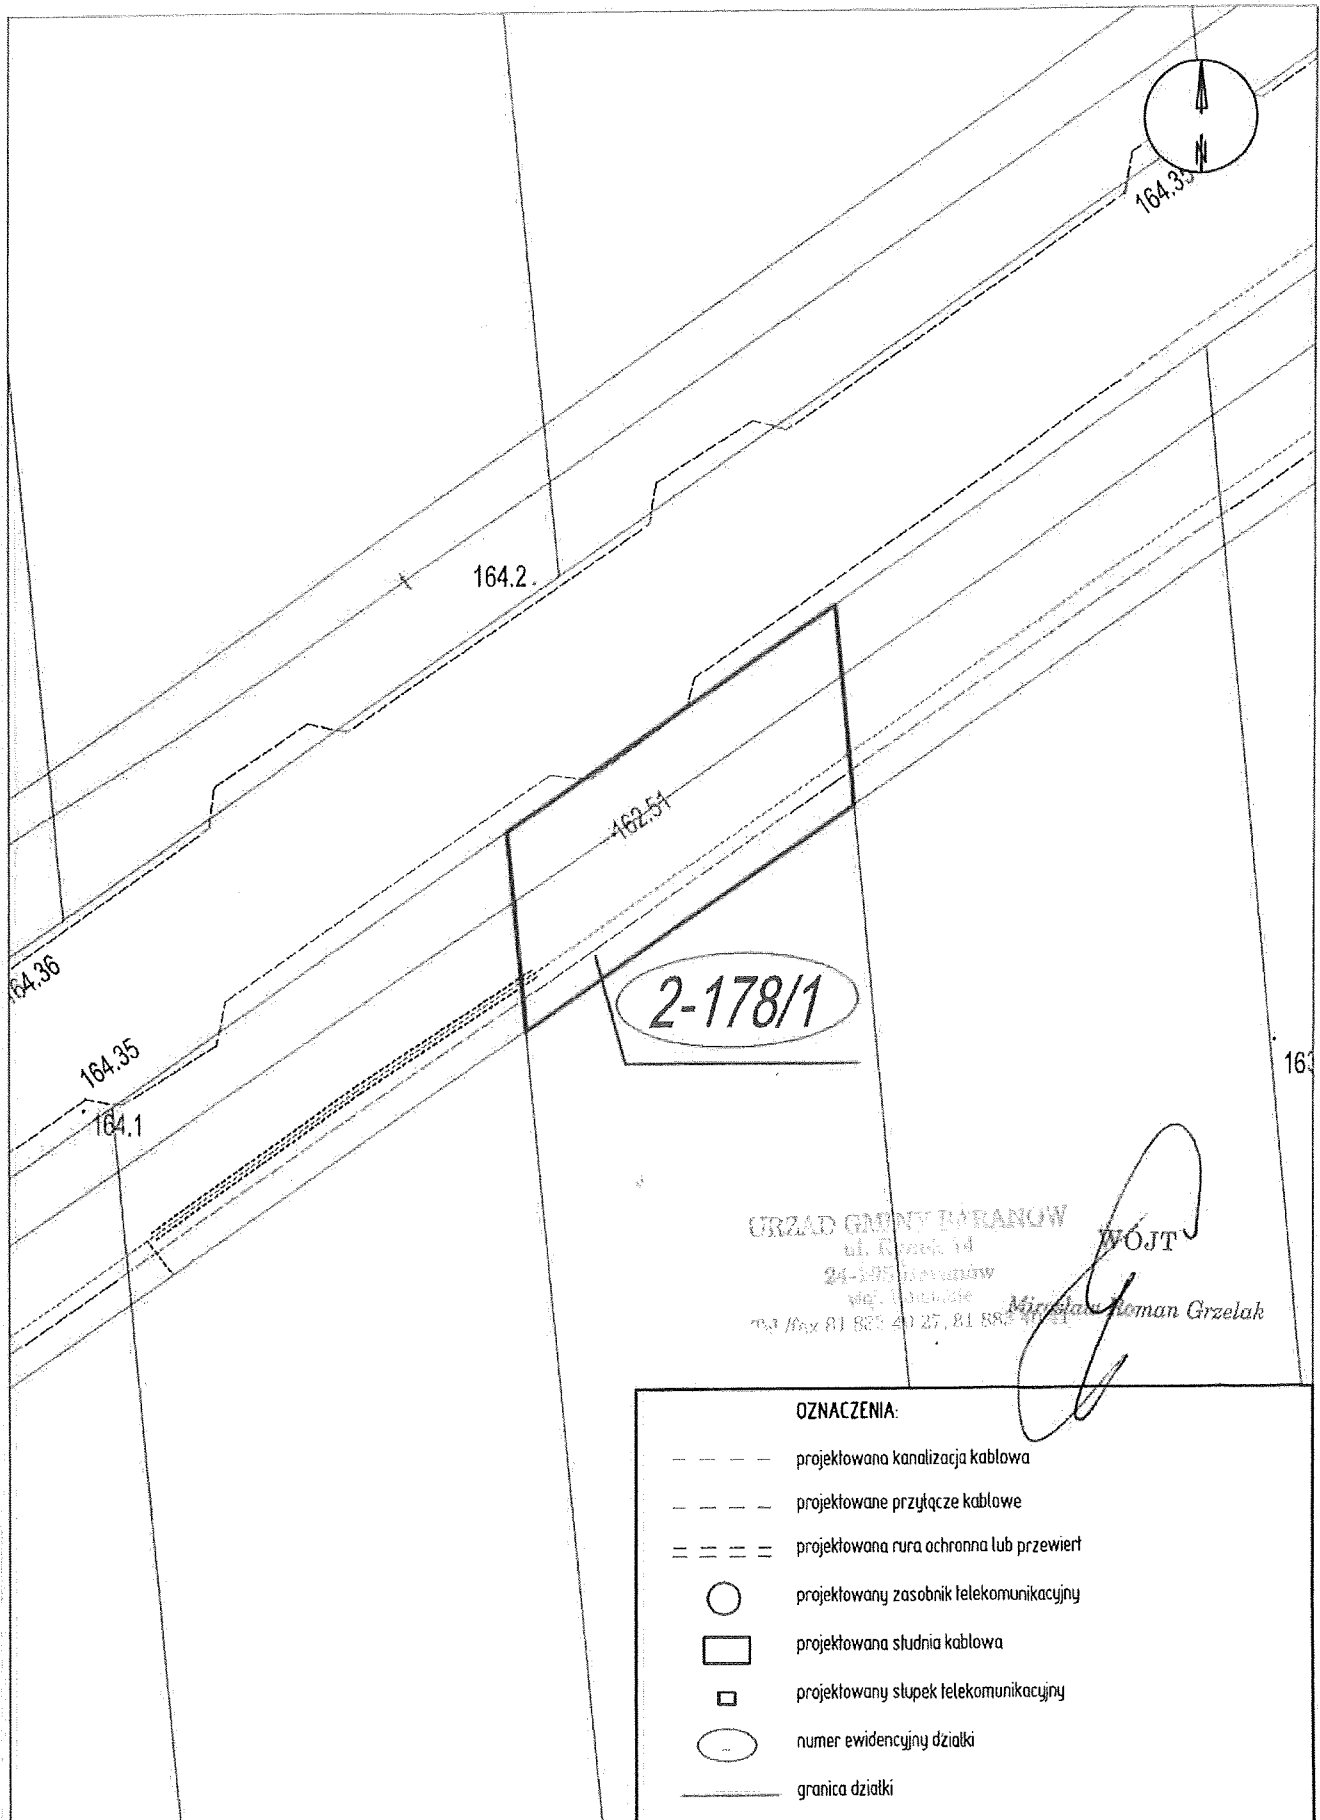


URZĄD GMINY BARANÓW  
 ul. Rynek 14  
 24-105 Baranów  
 woj. Lubelskie  
 tel./fax 81 822 40 27, 81 882 40 11

WOJEWÓDZKI  
*Mieczysław Roman Grzelak*

**OZNACZENIA:**

- projektowana kanalizacja kablowa
- - - - projektowane przyłącze kablowe
- = = = = projektowana rura ochronna lub przewiert
- projektowany zasobnik telekomunikacyjny
- projektowana studnia kablowa
- projektowany słupek telekomunikacyjny
- numer ewidencyjny działki
- granica działki

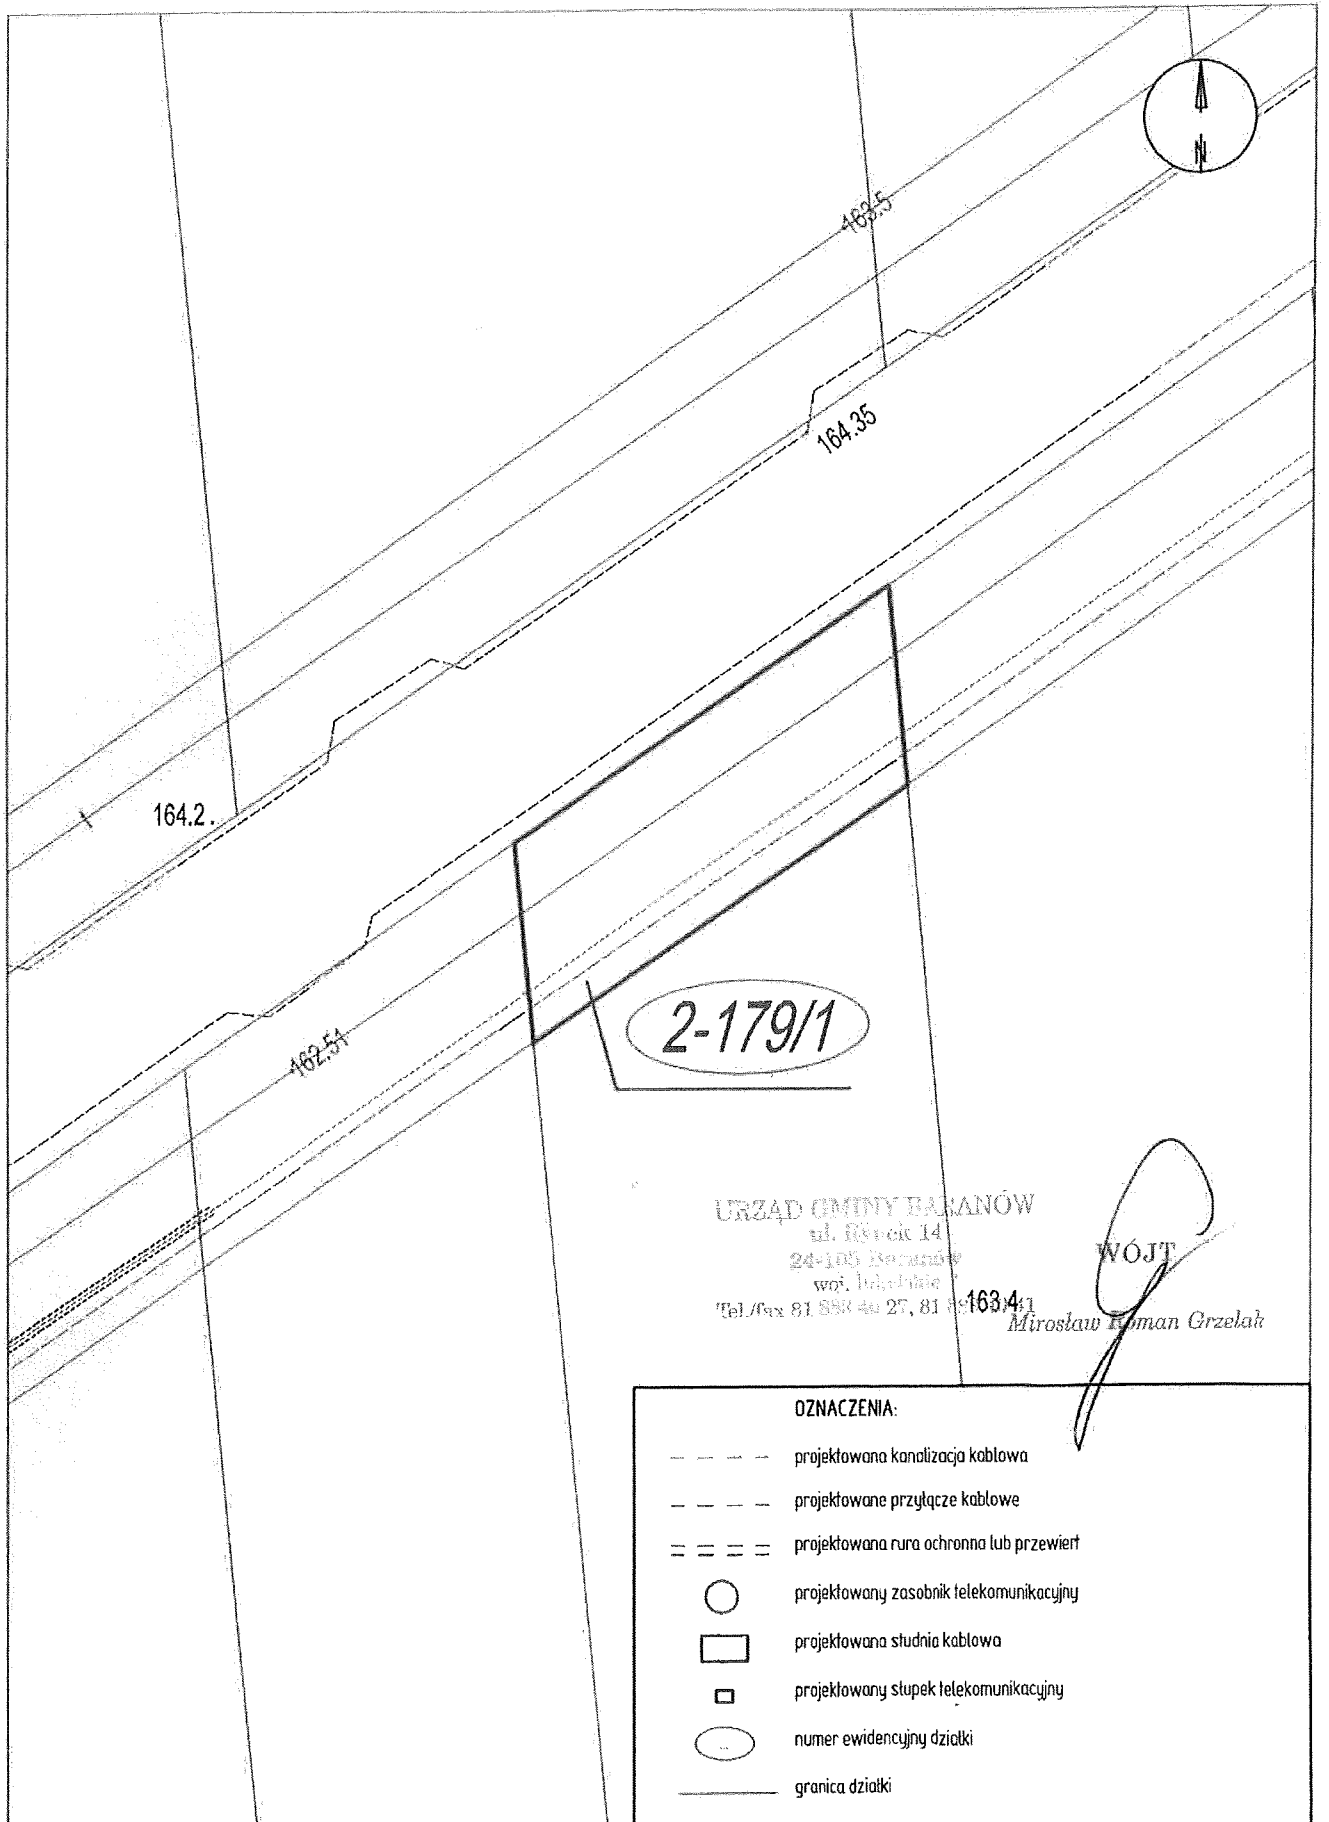


<b>Inwestor</b> <b>FIBEE</b> FIBEEI SP. Z O.O. Wysogotowo, ul. Wierzbowa 64 62-081 Przeźmierowo	Fundusze Europejskie Polska Cyfrowa	Rzeczpospolita Polska	Unia Europejska Europejski Fundusz Rozwoju Regionalnego
	Budowa telekomunikacyjnej linii kablowej światłowodowej w ramach Programu Operacyjnego Polska Cyfrowa		
<b>Wykonawca</b> <b>Investrade</b> INVESTRADE SP. Z O.O. Bursaki 6G-H/19 20-150 Lublin	Projekt zagospodarowania terenu Projektował mgr inż. Konrad Pawlak Upr. nr U000020P/10179		Skala <b>1:250</b>
	Opracował inż. Arkadiusz Rusinek <i>Rusinek</i>		Nr rys. <b>1</b> Nr ark. <b>1</b>




URZĄD GMINY BARANÓW  
 ul. Różyc 14  
 24-105 Baranów  
 woj. lubelskie  
 Tel./fax 81 858 40 27, 81 858 40 41

WOJTY

 Mirosław Roman Grzelak

<b>Investor</b> <b>FIBEE</b> FIBEE I SP. Z O.O. Wysogotowo, ul. Wierzbowa 84 62-081 Przeźmierowo	  	
	Budowa telekomunikacyjnej linii kablowej światłowodowej w ramach Programu Operacyjnego Polska Cyfrowa	
<b>Wykonawca</b> <b>Investrade</b> INVESTRADE SP. Z O.O. Bursaki 4G-H/19 20-150 Lublin	Projekt zagospodarowania terenu Projektował mgr inż. Konrad Pawlak (Ipr nr 118/0042/P/10/19)	
	Opracował inż. Arkadiusz Rusinek <i>Regino</i>	Skala <b>1:250</b>

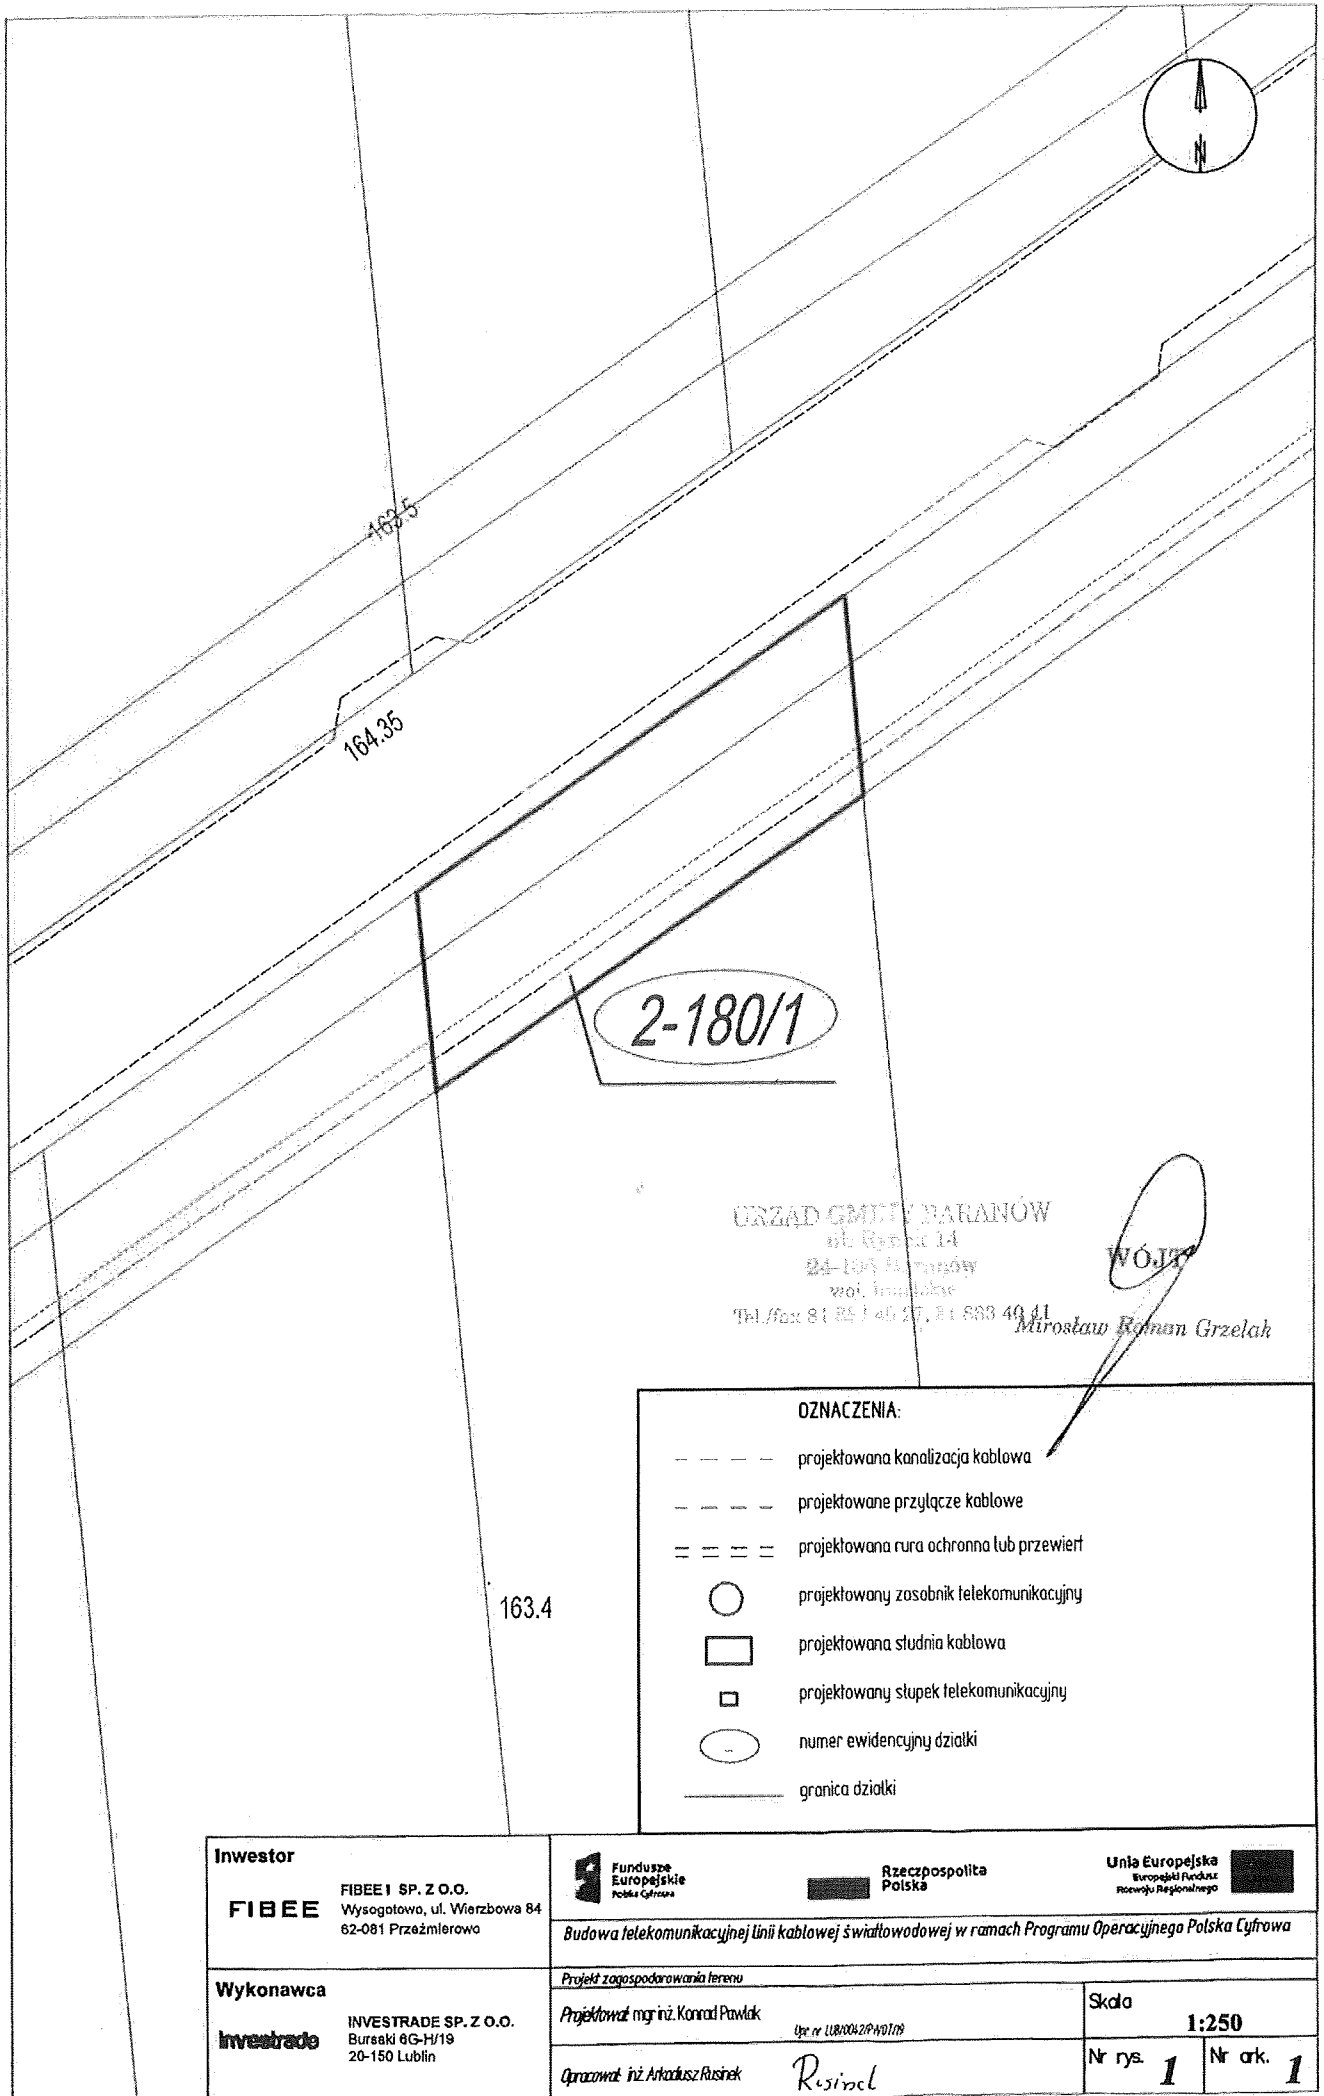

URZĄD GMINY NARANÓW  
ul. Kościuszki 14  
24-100 Naranów  
woj. lubelskie  
Tel./fax 81 851 40 57, 81 853 49 41


WÓJTA

Mirostlaw Roman Grzelak

**OZNACZENIA:**

- projektowana kanalizacja kablowa
- projektowane przyłącze kablowe
- == == == projektowana rura ochronna lub przewiert
- projektowany zasobnik telekomunikacyjny
- projektowana studnia kablowa
- projektowany stupek telekomunikacyjny
- numer ewidencyjny działki
- granica działki

<b>Investor</b>  <b>FIBEE</b> FIBEE SP. Z O.O. Wysogotowa, ul. Wierzbowa 84 62-081 Przeźmierowo						
	Budowa telekomunikacyjnej linii kablowej światłowodowej w ramach Programu Operacyjnego Polska Cyfrowa					
<b>Wykonawca</b>  <b>Investrade</b> INVESTRADE SP. Z O.O. Bursaki 8G-H/19 20-150 Lublin	Projekt zagospodarowania terenu				Skala 1:250	
	Projektował mgr inż. Konrad Pawlak <small>Upr. nr UB0042P/40178</small>				Nr rys. 1 Nr ark. 1	
	Opracował inż. Arkadiusz Rusinek <i>Rusinek</i>					

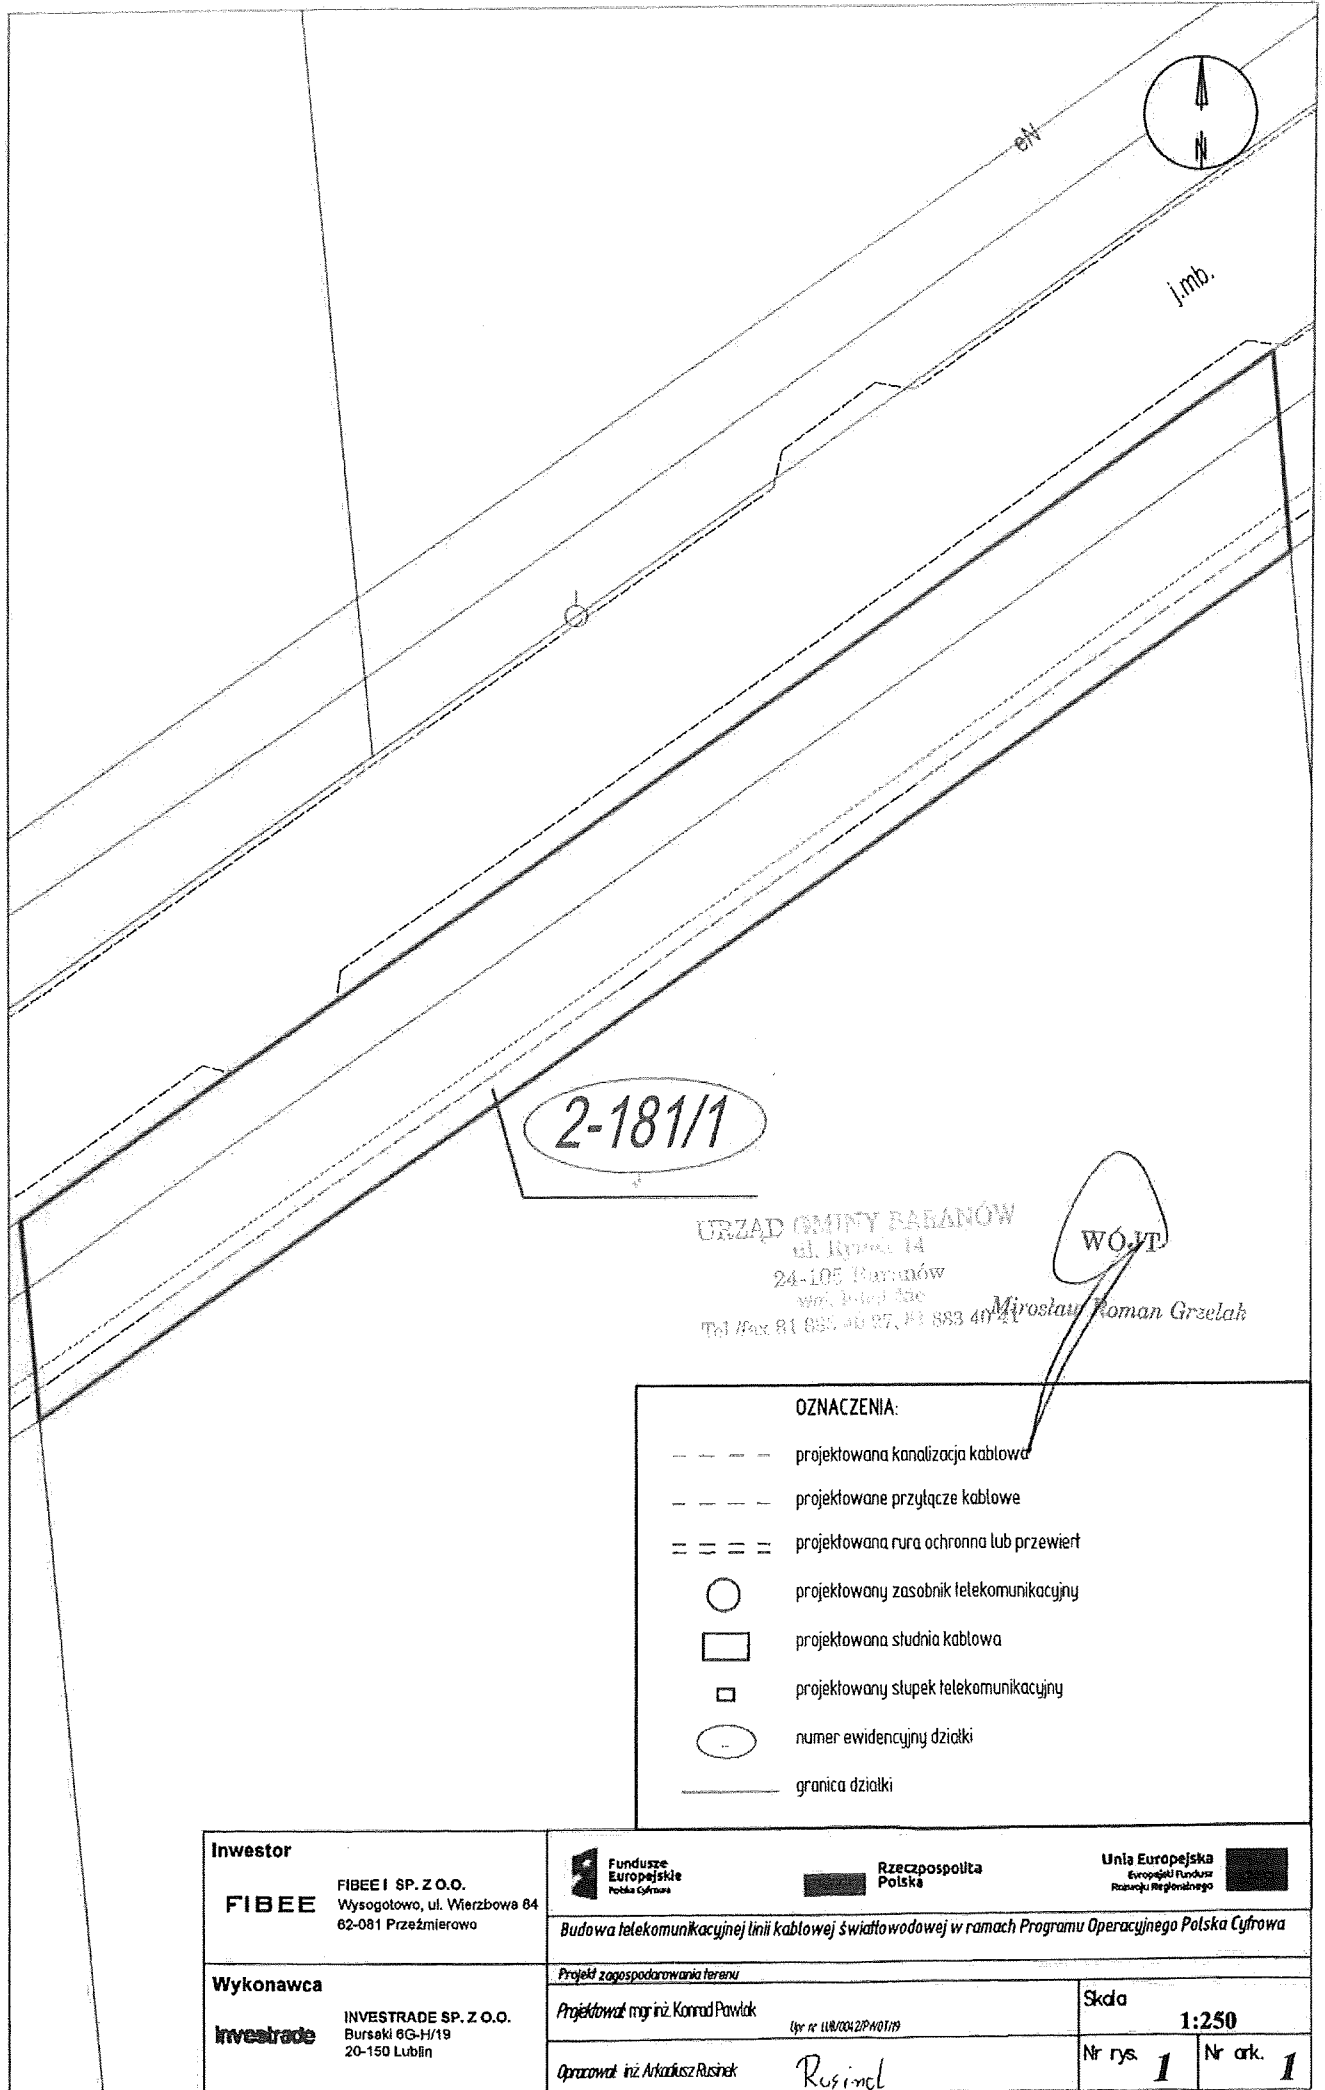

2-181/1

URZĄD GMINY BABANÓW  
ul. Rybnik 14  
24-105 Babanów  
wsp. biuro 54c  
Tel./Fax 81 985 40 87, 81 983 40 81


WÓJT

Miroslaw Roman Grzelak

**OZNACZENIA:**

- projektowana kanalizacja kablowa
- - - - - projektowane przyłącze kablowe
- == == == projektowana rura ochronna lub przewiert
- projektowany zasobnik telekomunikacyjny
- projektowana studnia kablowa
- projektowany stupek telekomunikacyjny
- .. numer ewidencyjny działki
- granica działki

<b>Inwestor</b>  <b>FIBEE</b> FIBEE SP. Z O.O. Wysogotowo, ul. Wierzbowa 84 62-081 Przeźmierowo		
	Budowa telekomunikacyjnej linii kablowej światłowodowej w ramach Programu Operacyjnego Polska Cyfrowa	
<b>Wykonawca</b>  <b>investrade</b> INVESTRADE SP. Z O.O. Bursaki 6G-H/19 20-150 Lublin	Projekt zagospodarowania terenu Projektował mgr inż. Konrad Pawlak (sy nr LUW/0042/P/10/19)	
	Opracował inż. Arkadiusz Rusinek Rusinek	Skala <b>1:250</b>
		Nr rys. <b>1</b> Nr ark. <b>1</b>

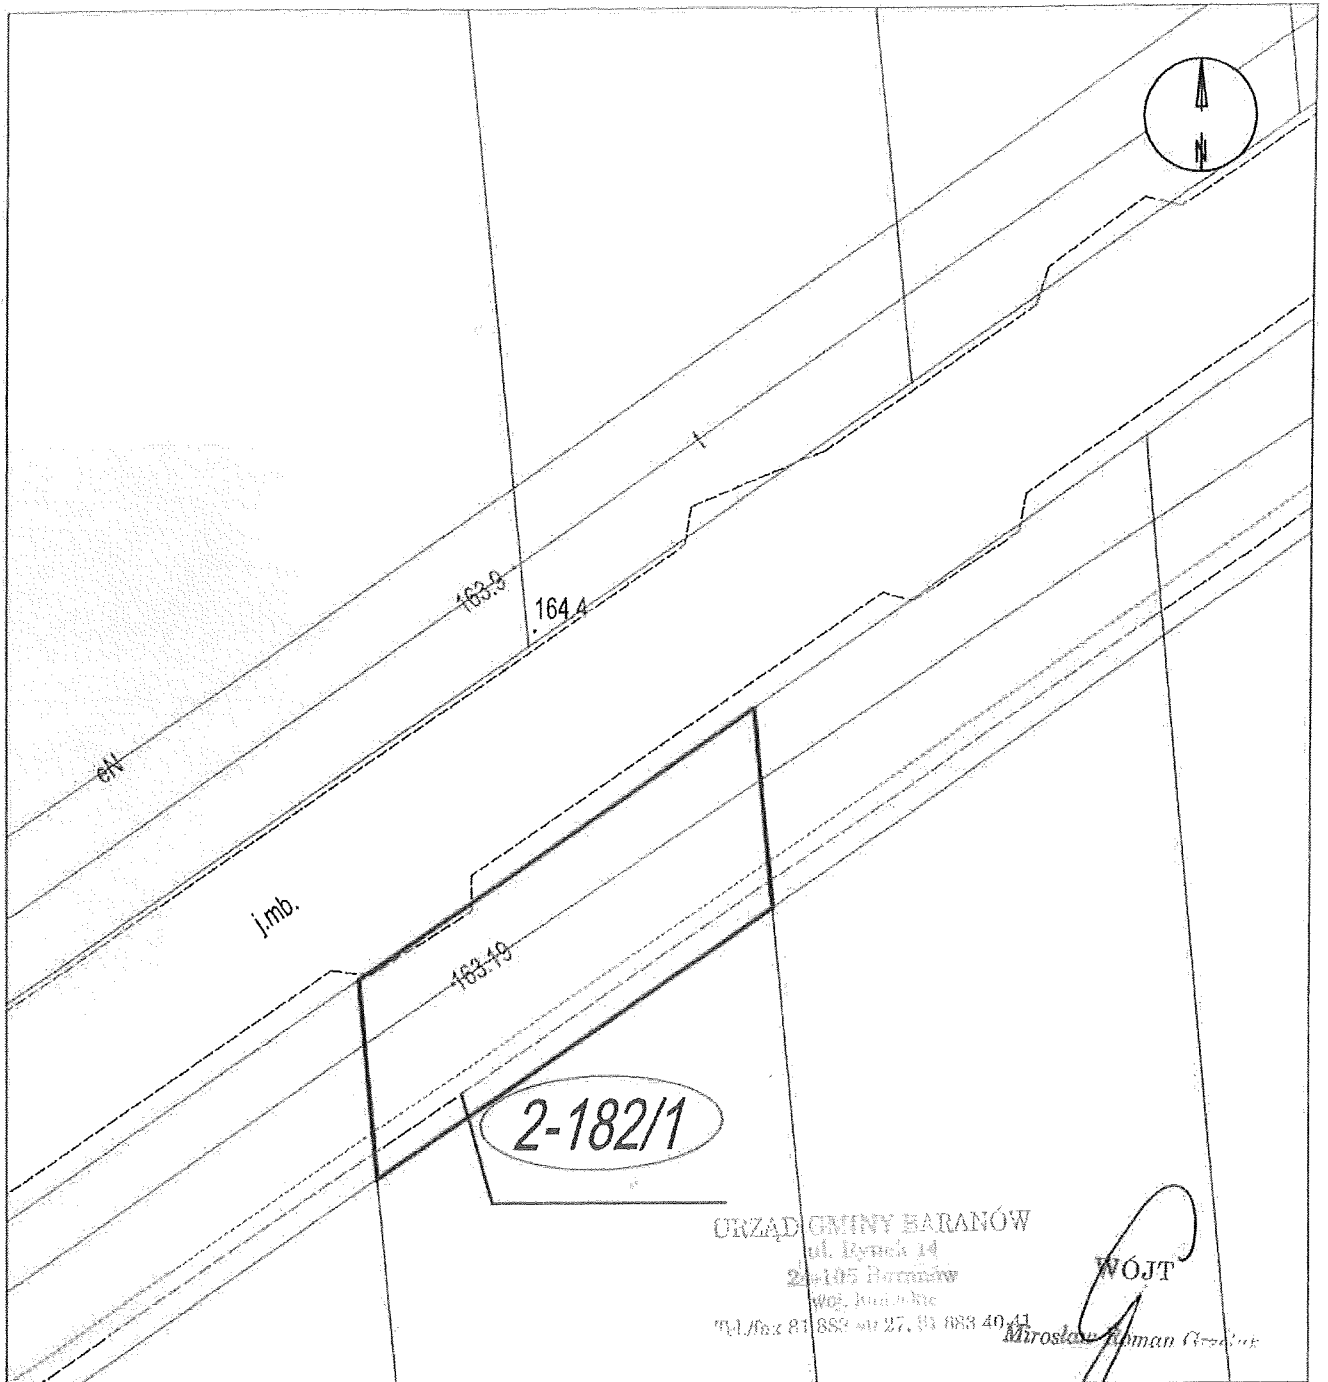




URZĄD GMINY BARANÓW  
 ul. Rynek 14  
 24-105 Baranów  
 woj. lubl. 14c  
 tel./fax 81 888 40 27, 81 888 40 41

WOJTY



*Miroslaw Lipman*

**OZNACZENIA:**

 - projektowana kanalizacja kablowa
- projektowane przyłącze kablowe
- === projektowana rura ochronna lub przewiert
- projektowany zasobnik telekomunikacyjny
- projektowana studnia kablowa
- projektowany stupek telekomunikacyjny
- numer ewidencyjny działki
- granica działki

<b>Investor</b> <b>FIBEE</b> FIBEEI SP. Z O.O. Wysogotowo, ul. Wierzbowa 84 62-081 Przeźmierowo	  	
	Budowa telekomunikacyjnej linii kablowej światłowodowej w ramach Programu Operacyjnego Polska Cyfrowa	
<b>Wykonawca</b> <b>investrade</b> INVESTRADE SP. Z O.O. Bursaki 6G-H/19 20-150 Lublin	Projekt zagospodarowania terenu Projektował mgr inż. Konrad Pawlak Upr. nr LUB.004.ZP.4071/19	Skala <b>1:250</b>
	Opracował inż. Arkadiusz Rusinek <i>Resinek</i>	Nr rys. <b>1</b> Nr ark. <b>1</b>

2-148

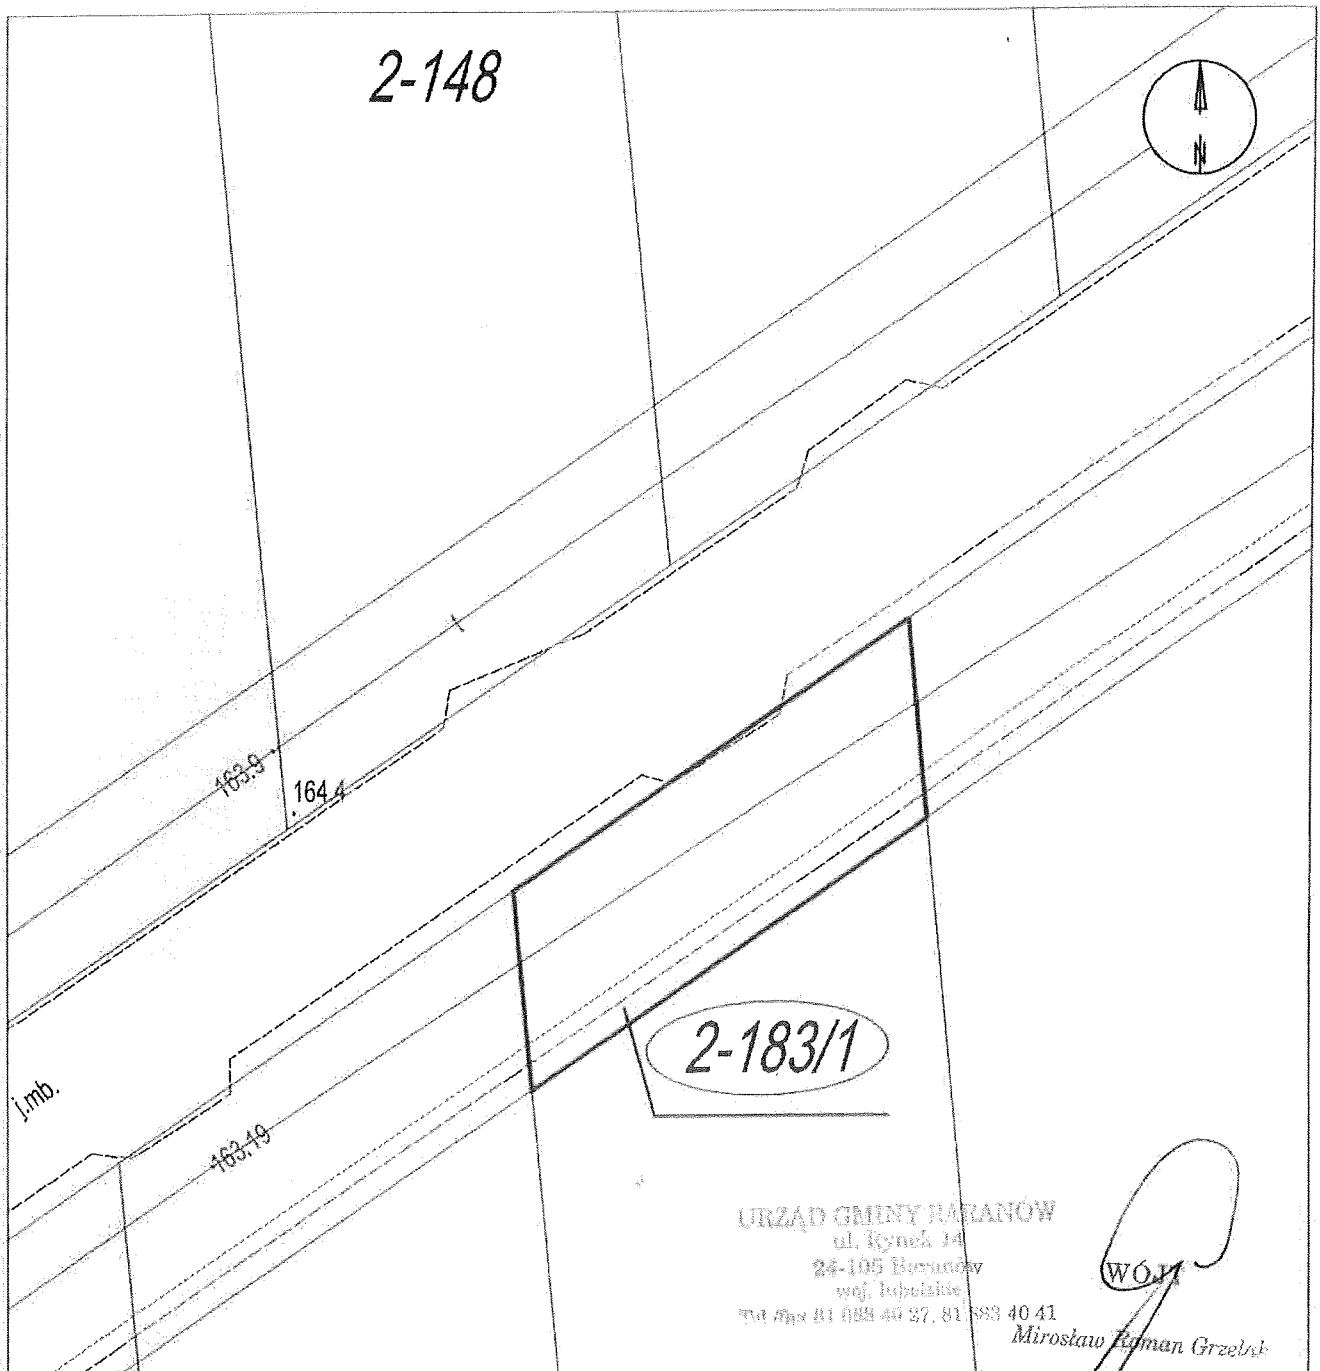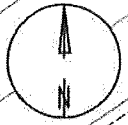

URZĄD GMINY RAJANÓW  
ul. Rynek 14  
24-105 Bucznów  
woj. lubelski  
tel. 81 883 40 27, 81 883 40 41


WÓJ  
Miroslaw Fejman Grzelni

OZNACZENIA:

- projektowana kanalizacja kablowa
- - - - projektowane przyłącze kablowe
- = = = = projektowana rura ochronna lub przewiert
- projektowany zasobnik telekomunikacyjny
- projektowana studnia kablowa
- projektowany słupek telekomunikacyjny
- numer ewidencyjny działki
- granica działki

<b>Investor</b> <b>FIBEE</b> FIBEE I SP. Z O.O. Wysogotowo, ul. Wierzbowa 84 62-081 Przeźmierowo			
	Budowa telekomunikacyjnej linii kablowej światłowodowej w ramach Programu Operacyjnego Polska Cyfrowa		
<b>Wykonawca</b> <b>Investrade</b> INVESTRADE SP. Z O.O. Bursaki 6G-H/19 20-150 Lublin	Projekt zagospodarowania terenu Projektował mgr inż. Konrad Pawlak Upr. nr 108/0042/P-14/01/19		Skala <b>1:250</b>
	Opracował inż. Arkadiusz Rusinek 		Nr rys. <b>1</b> Nr ark. <b>1</b>



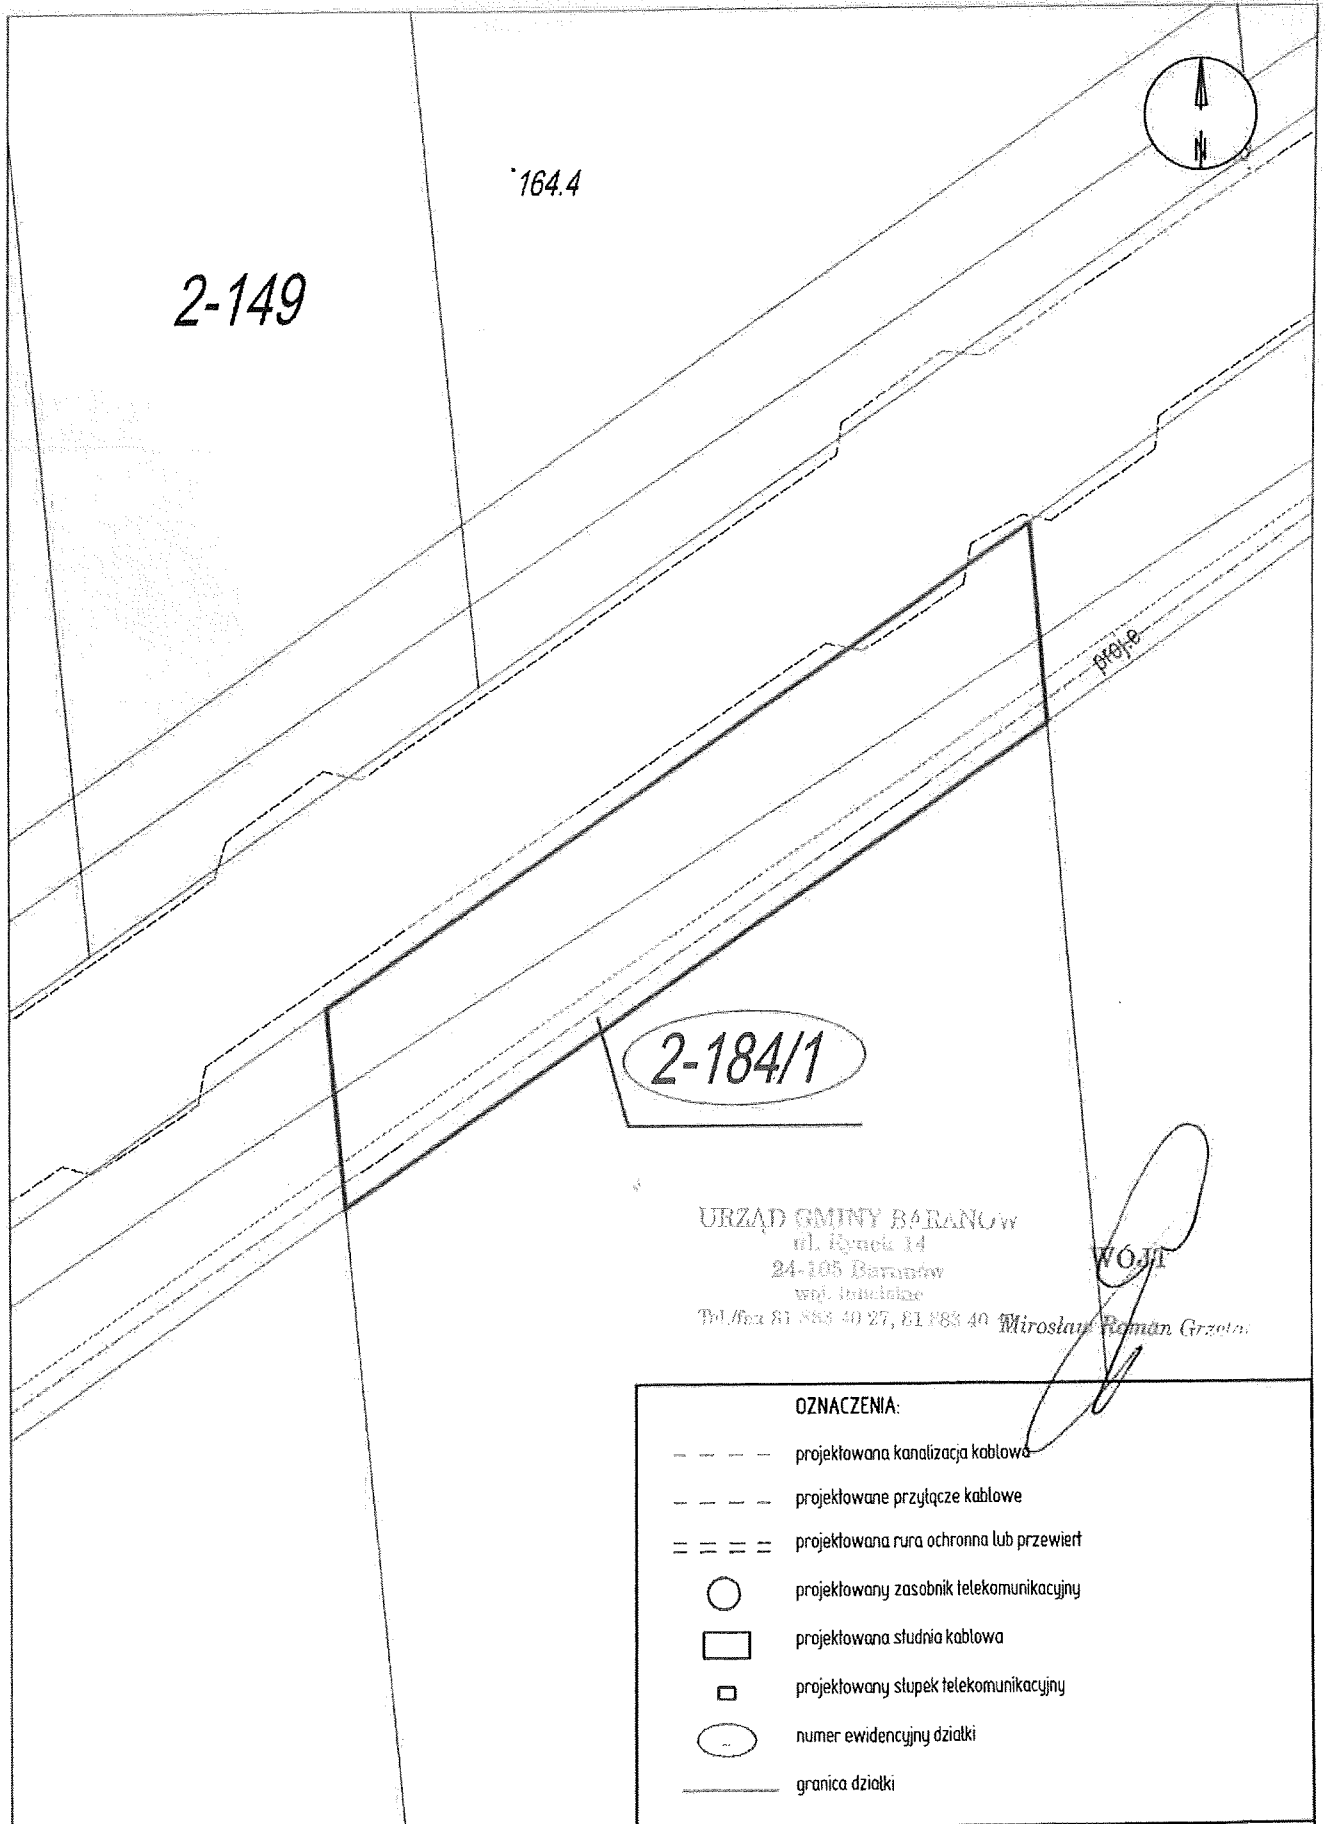

164.4

2-149


2-184/1

URZĄD GMINY BARANÓW  
 ul. Rynek 14  
 24-105 Baranów  
 woj. lubelskie  
 Tel./fax 81 883 40 27, 81 883 40  
 Mirosław Roman Grzela

**OZNACZENIA:**

- projektowana kanalizacja kablowa
- projektowane przyłącze kablowe
- === projektowana rura ochronna lub przewiert
- projektowany zasobnik telekomunikacyjny
- projektowana studnia kablowa
- projektowany słupek telekomunikacyjny
- numer ewidencyjny działki
- granica działki

<b>Investor</b> <b>FIBEE</b> FIBEE I SP. Z O.O. Wysogotowo, ul. Wierzbowa 84 62-081 Przeźmierowo						
	Budowa telekomunikacyjnej linii kablowej światłowodowej w ramach Programu Operacyjnego Polska Cyfrowa					
<b>Wykonawca</b> <b>Investrade</b> INVESTRADE SP. Z O.O. Bursaki 8G-H/19 20-150 Lublin	Projekt zagospodarowania terenu Projektował mgr inż. Konrad Pawlak Upr. nr URB0042P/10179				Skala <b>1:250</b>	
	Opracował inż. Arkadiusz Rusinek <i>Rusinek</i>				Nr rys. <b>1</b> Nr ark. <b>1</b>	

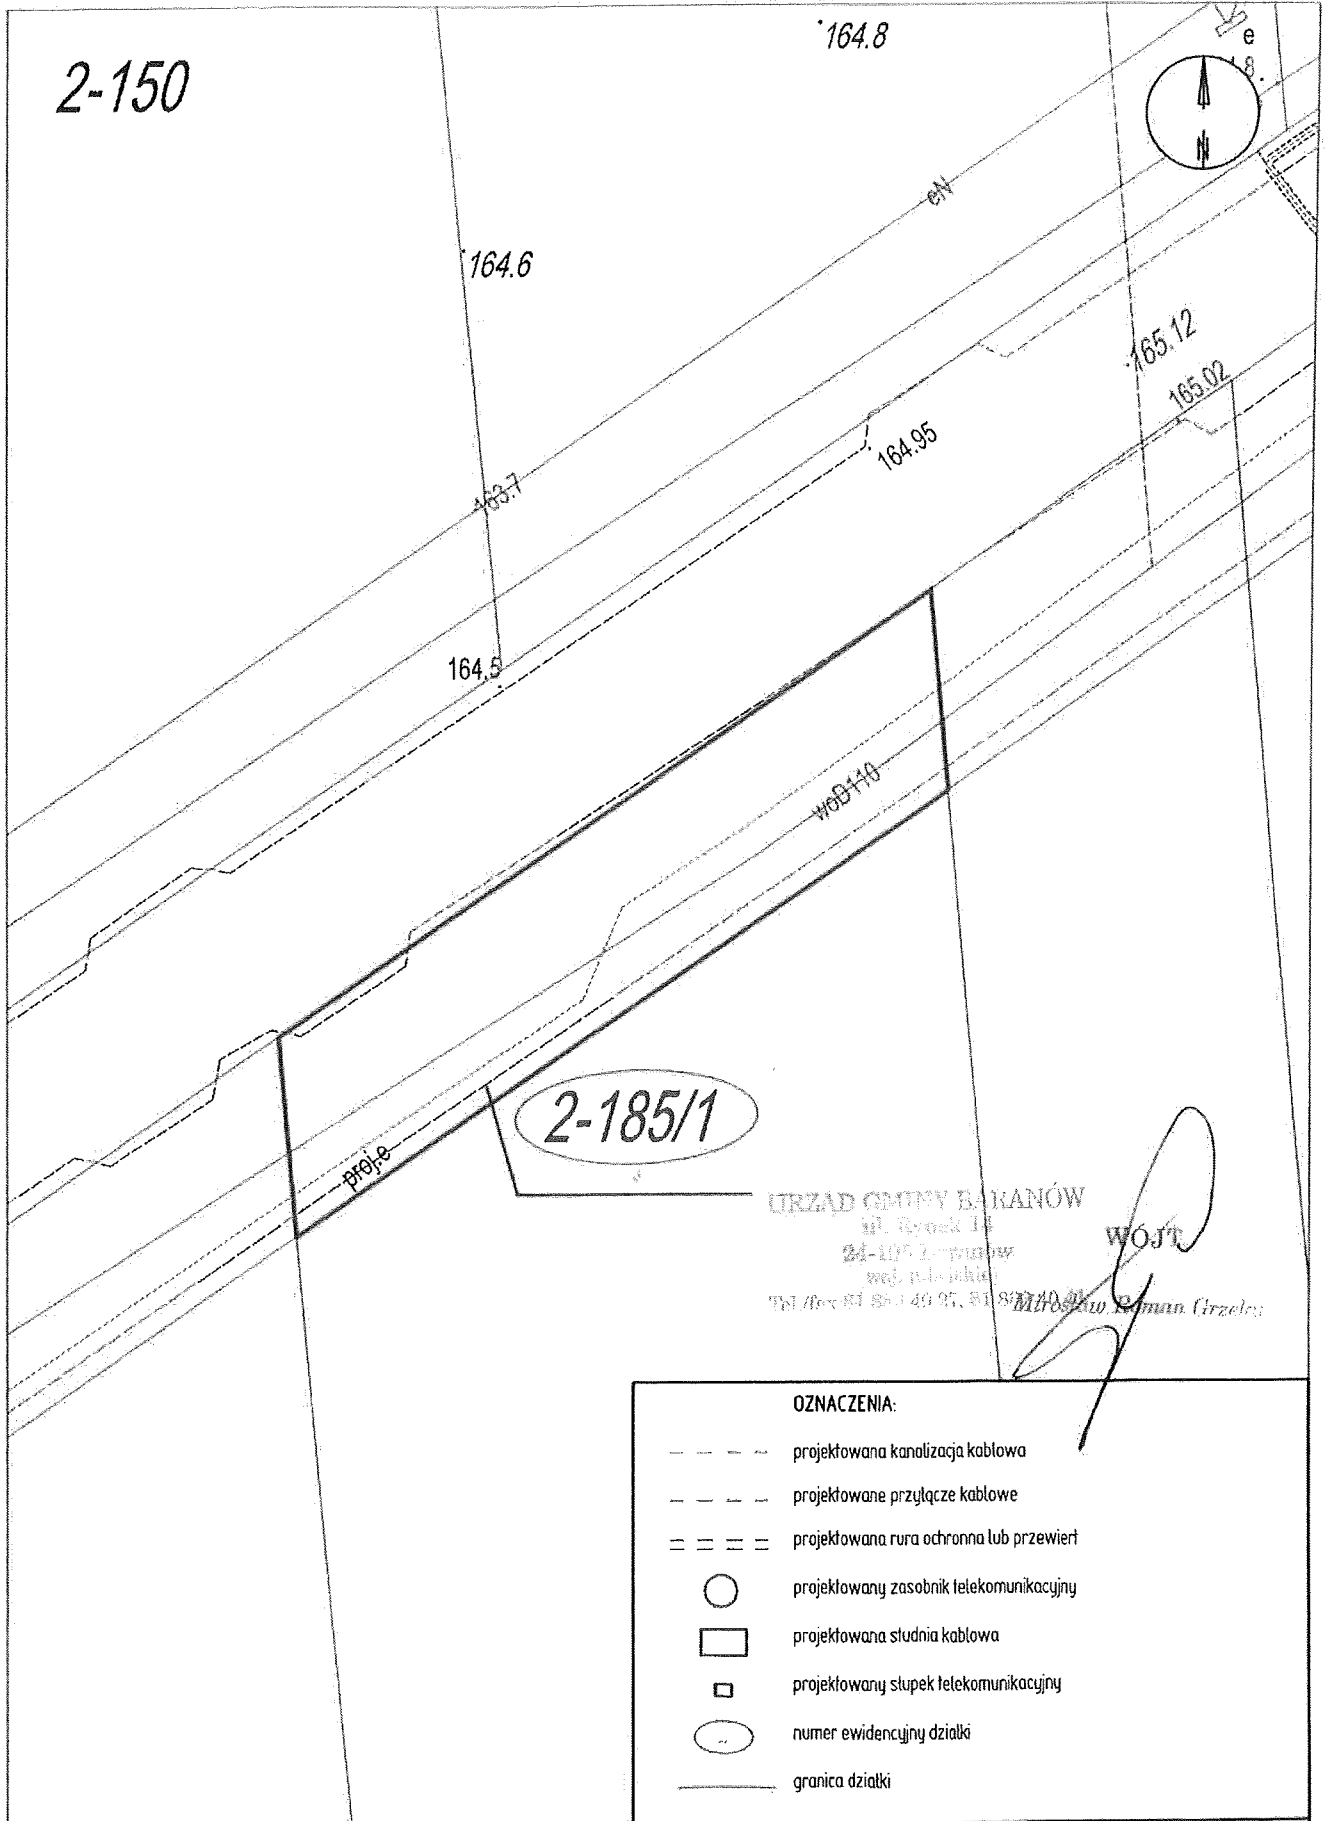


URZĄD GMINY BARANÓW  
 ul. Rynek 14  
 24-100 Lębork  
 woj. pomorskie  
 Tel./fax 81 850 40 97, 81 850 40 98  
 Mirosław Łoman (Czerwik)

OZNACZENIA:	
--- ---	projektowana kanalizacja kablowa
- - - -	projektowane przyłącze kablowe
= = = =	projektowana rura ochronna lub przewiert
○	projektowany zasobnik telekomunikacyjny
□	projektowana studnia kablowa
■	projektowany stupek telekomunikacyjny
○	numer ewidencyjny działki
—	granica działki

<b>Inwestor</b> <b>FIBEE</b> FIBEE I SP. Z O.O. Wysogotowo, ul. Wierzbowa 84 62-081 Przeźmierowo	Fundusze Europejskie Polska Cyfrowa	Rzeczpospolita Polska	Unia Europejska Europejski Fundusz Rozwoju Regionalnego	Budowa telekomunikacyjnej linii kablowej światłowodowej w ramach Programu Operacyjnego Polska Cyfrowa	
				Projekt zagospodarowania terenu	
<b>Wykonawca</b> <b>Investrade</b> INVESTRADE SP. Z O.O. Bursaki 6G-H/19 20-150 Lublin	Projektował mgr inż. Konrad Pawlak Upr nr URB/2014/2/P/40719		Skala <b>1:250</b>		
	Opracował inż. Arkadiusz Rusinek <i>Rusinek</i>		Nr rys. <b>1</b>	Nr ark. <b>1</b>	



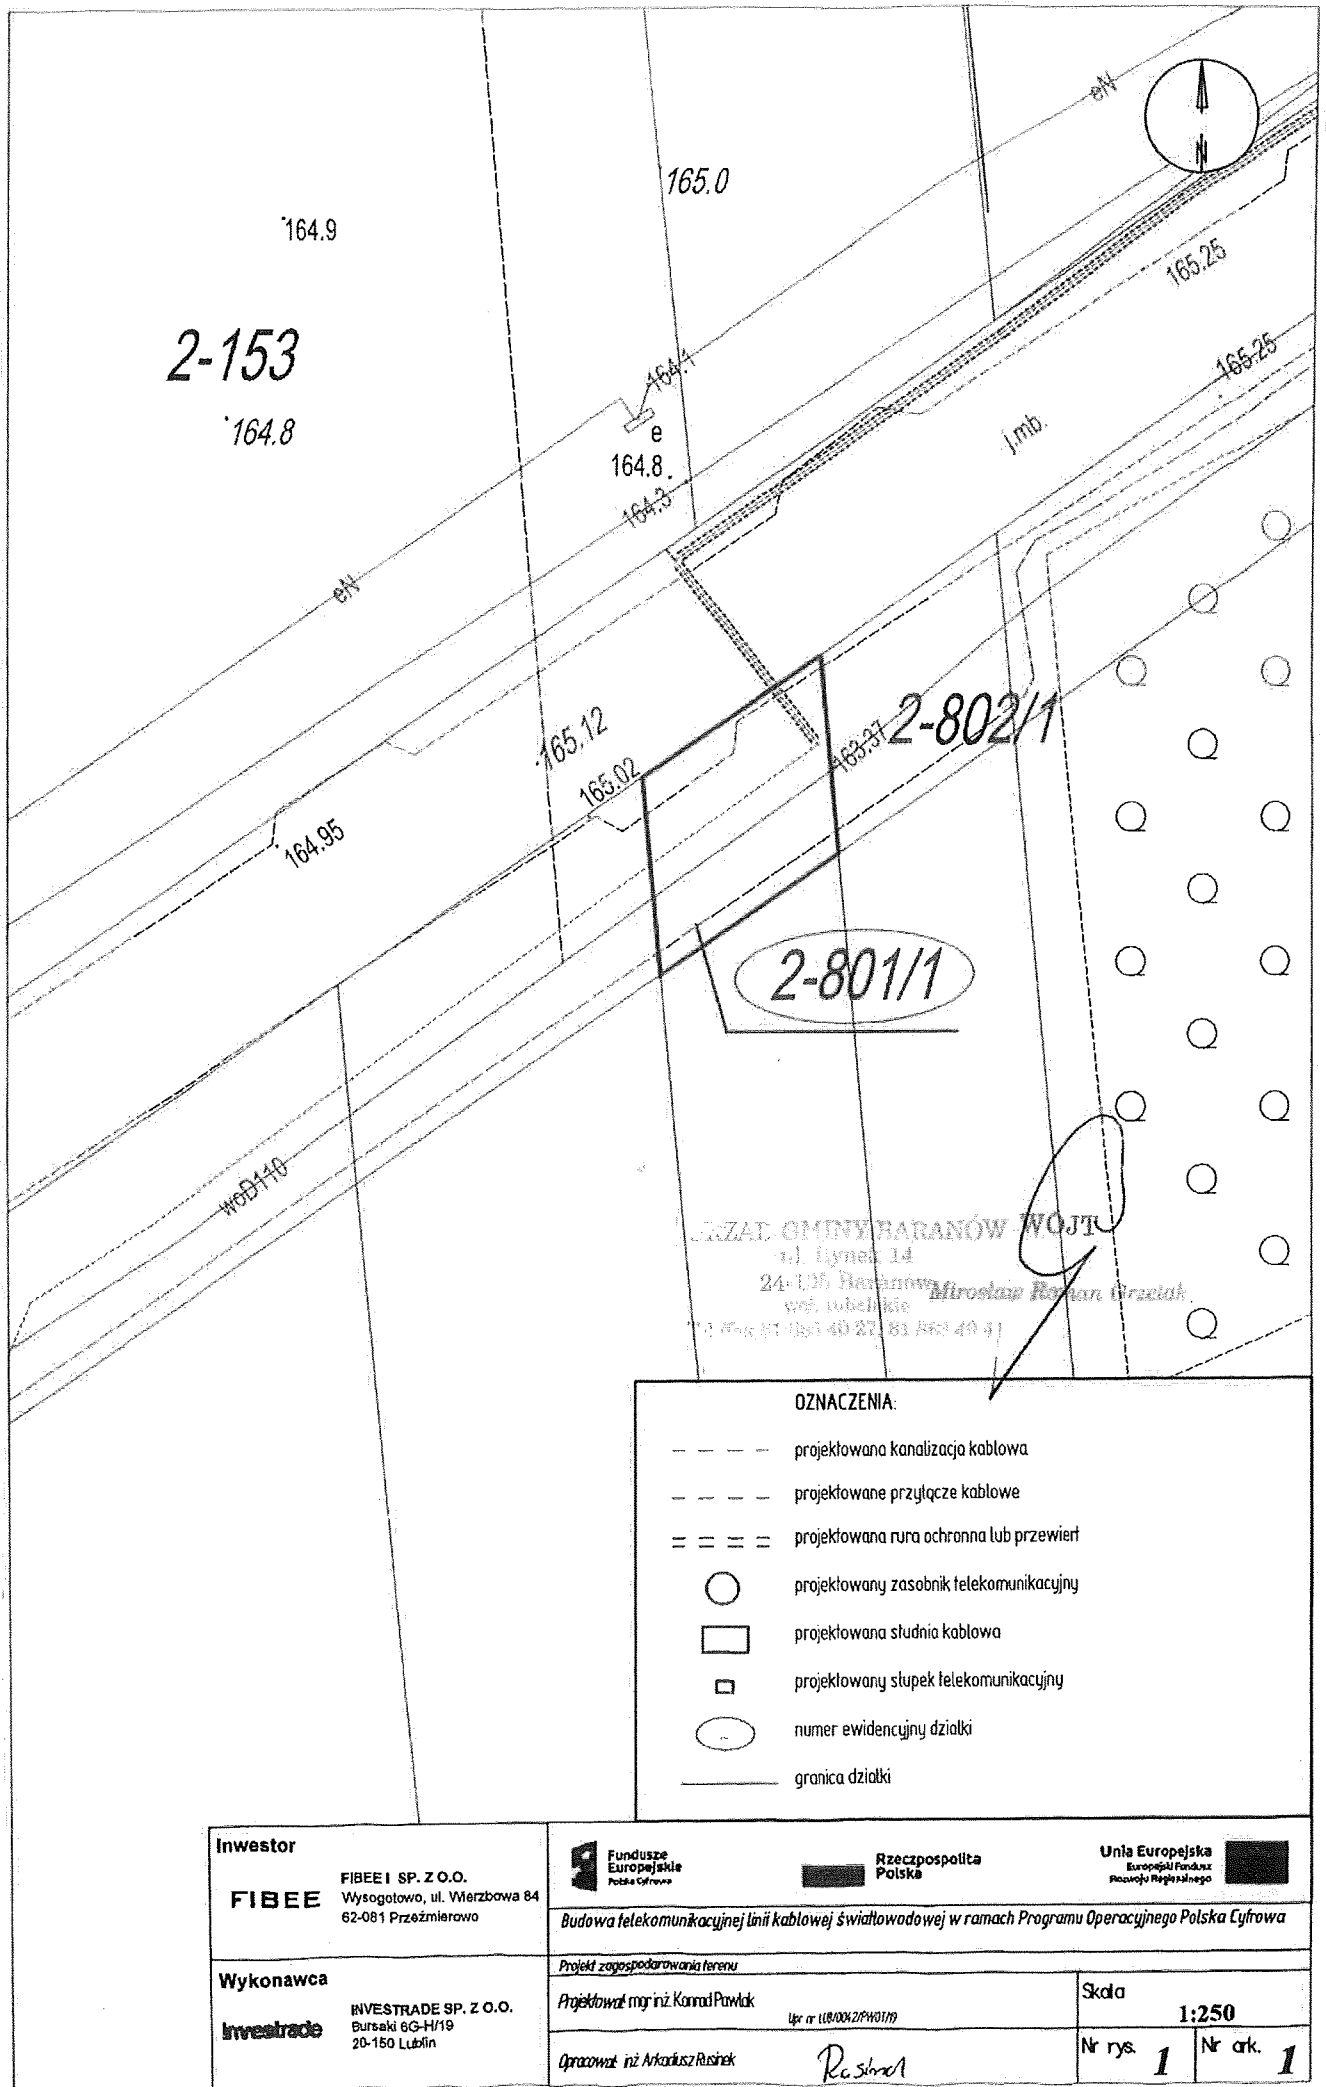


**OZNACZENIA:**

- projektowana kanalizacja kablowa
- projektowane przyłącze kablowe
- === projektowana rura ochronna lub przewier
- projektowany zasobnik telekomunikacyjny
- projektowana studnia kablowa
- ▣ projektowany słupek telekomunikacyjny
- numer ewidencyjny działki
- granica działki

<b>Inwestor</b> <b>FIBEE</b> FIBEE I SP. Z O.O. Wysogotowo, ul. Wierzbowa 84 62-081 Przeźmierowo		Budowa telekomunikacyjnej linii kablowej światłowodowej w ramach Programu Operacyjnego Polska Cyfrowa	
	<b>Wykonawca</b> <b>Investrade</b> INVESTRADE SP. Z O.O. Bursaki 6G-H/19 20-150 Lublin	Projekt zagospodarowania terenu Projektował mgr inż. Karol Pawlicki Upr. nr (UW0002/PW017)	
Opracował inż. Arkadiusz Rusinek 		Nr rys. <b>1</b>	Nr ark. <b>1</b>

Załącznik Nr 3 do uchwały Nr XXXVI/219/2022  
 Rady Gminy Baranów  
 z dnia 30 maja 2022 r.

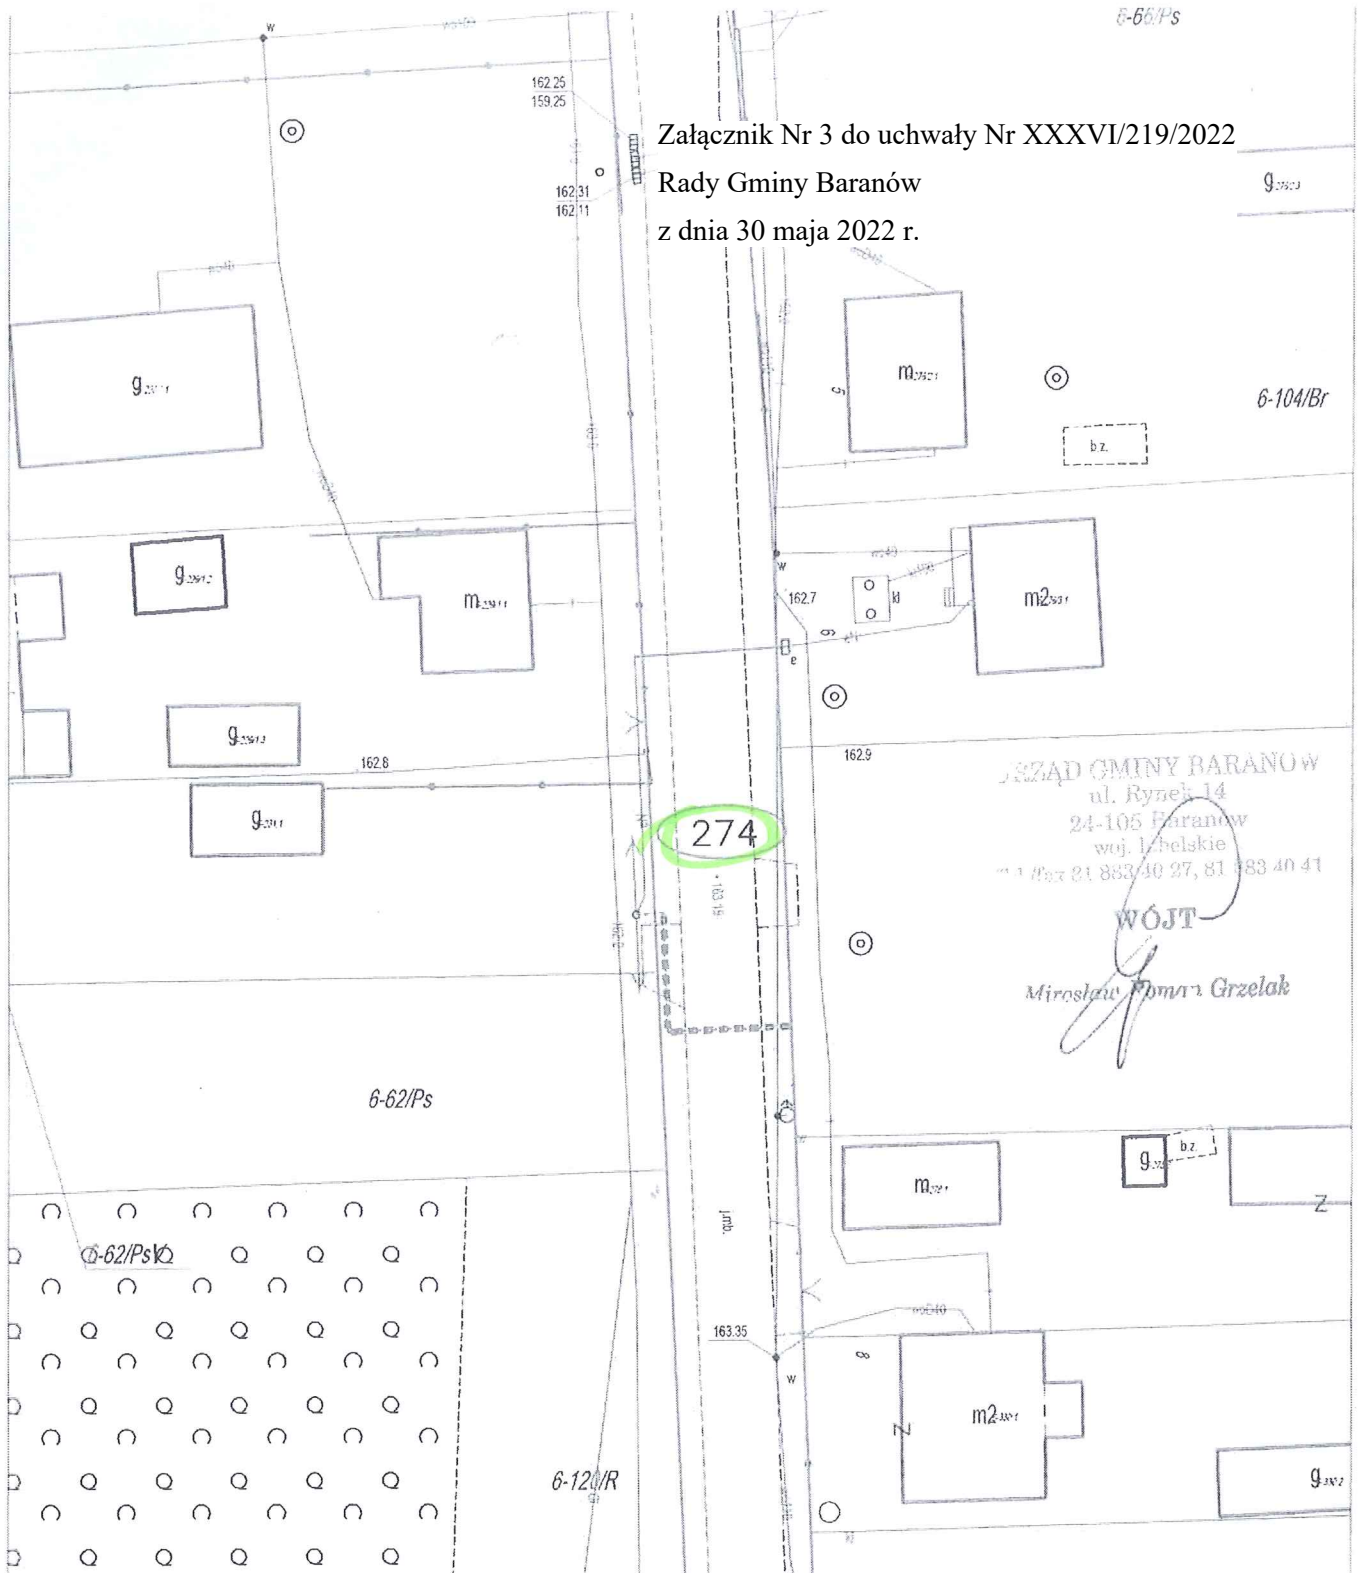

URZĄD GMINY BARANÓW  
 ul. Rynek 14  
 24-105 Baranów  
 woj. lubelskie  
 tel./fax 21 883 40 27, 81 883 40 41


WÓJT  
 Mirosław Piotr Grzelak





**OZNACZENIA:**



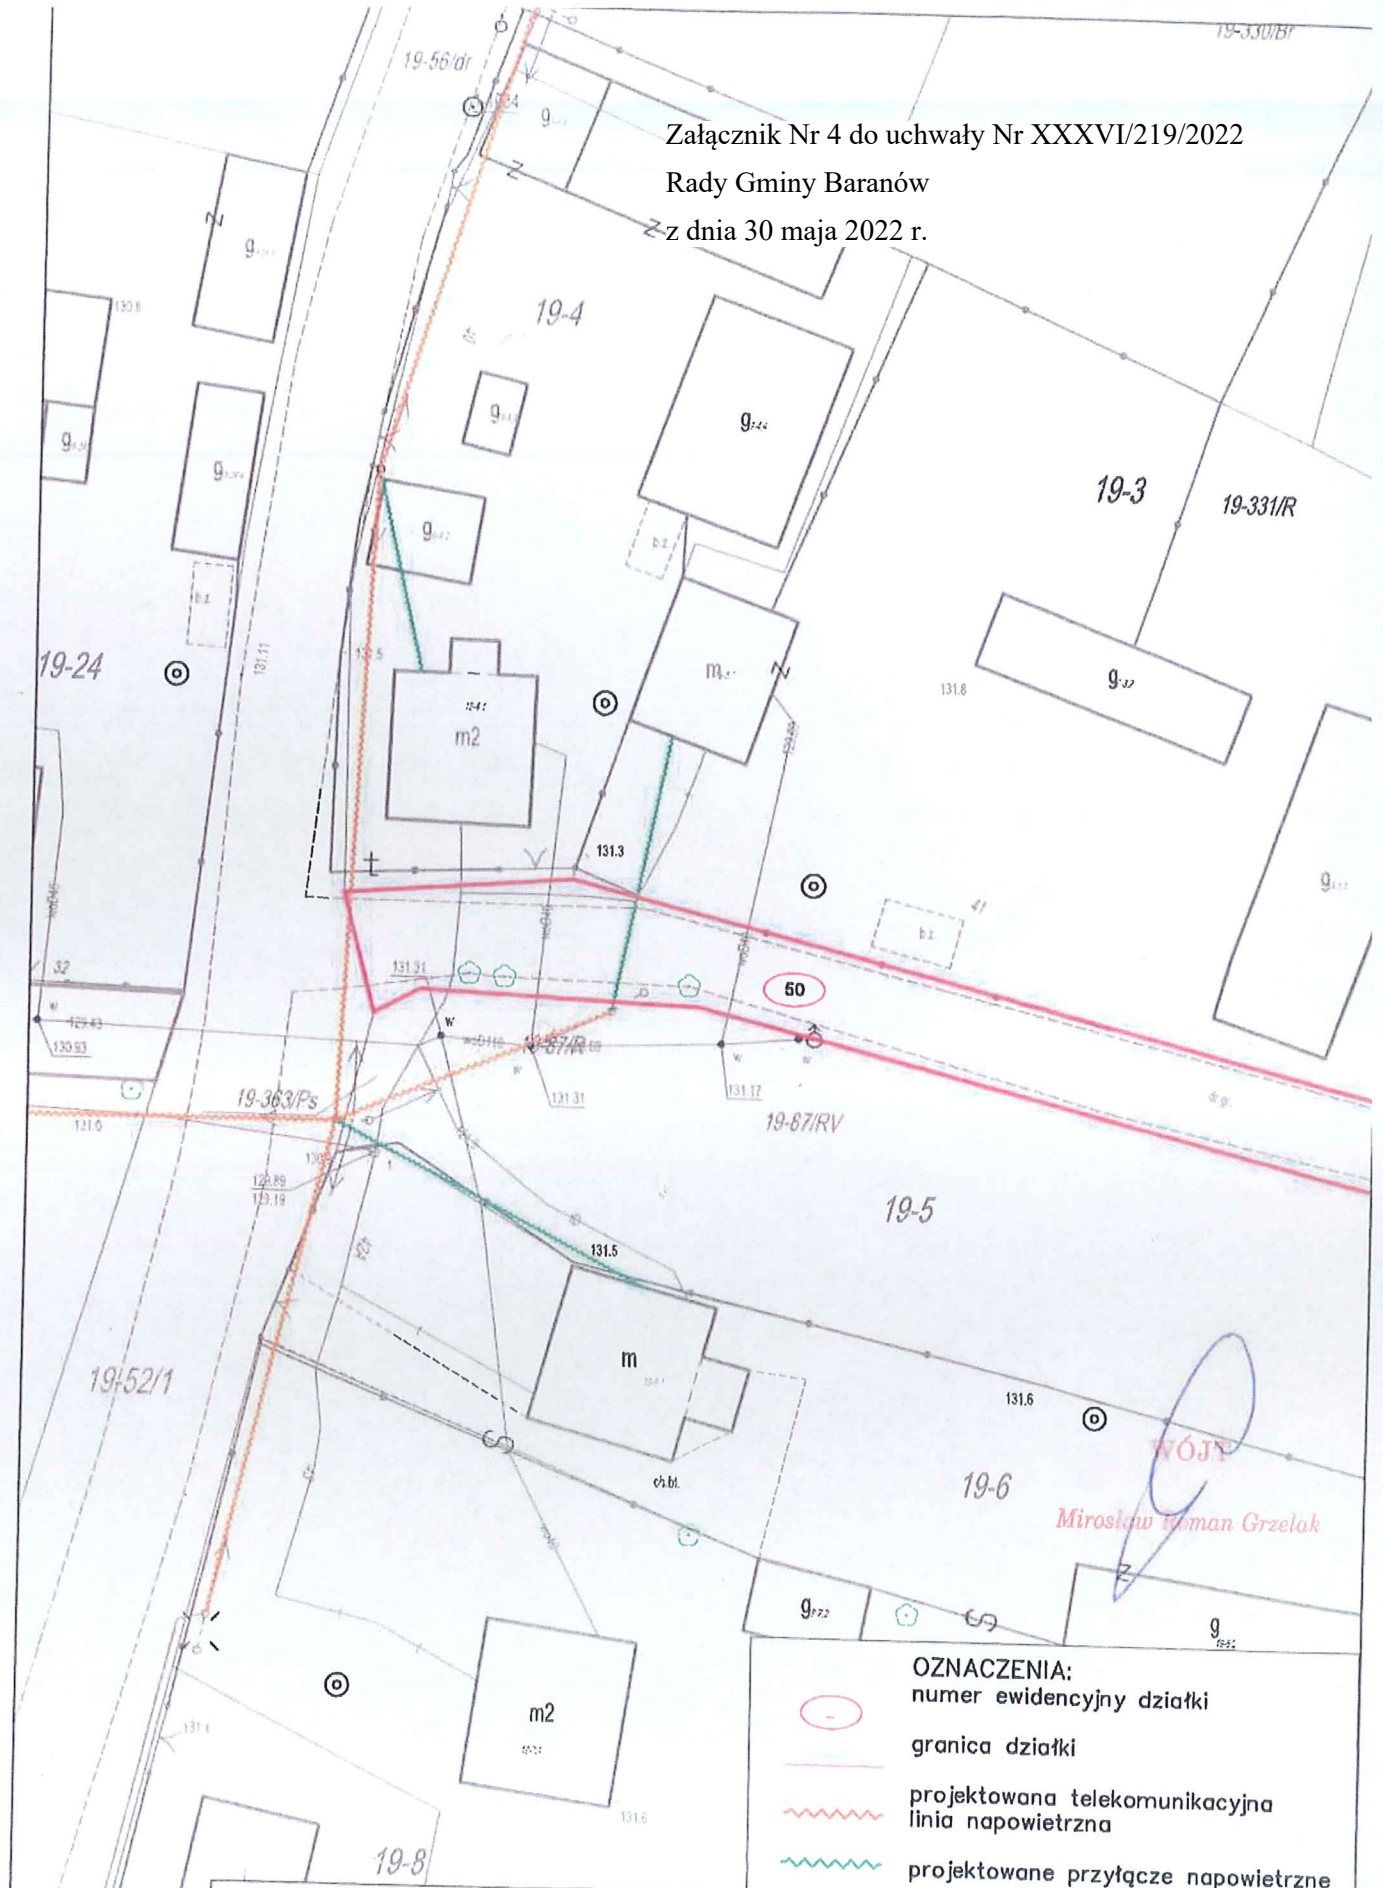

- numer ewidencyjny działki
- granica działki
- projektowane telekomunikacyjne przyłącze doziemne
- projektowany przewiert/przecisk/rura ochronna

<b>Investor</b> <b>FIBEE</b> FIBEE I SP. Z O.O. Wysogotowo, ul. Wierzbowa 84 62-081 Przeźmierowo		Budowa telekomunikacyjnej linii kablowej światłowodowej w ramach Programu Operacyjnego Polska Cyfrowa.	
		Projekt zagospodarowania terenu	
<b>Wykonawca</b> <b>Investrade</b> INVESTRADE SP. Z O.O. Bursaki 6G-H/19 20-150 Lublin	Projektował: mgr inż. Konrad Pawlak Upr. nr LUB/0042/PWOT/19	Skala <b>1:500</b>	
	Opracował: inż. Arkadiusz Rusinek	Nr rys. <b>1</b>	Nr ark. <b>7</b>

Załącznik Nr 4 do uchwały Nr XXXVI/219/2022  
Rady Gminy Baranów  
z dnia 30 maja 2022 r.






- OZNACZENIA:**
-  numer ewidencyjny działki
  -  granica działki
  -  projektowana telekomunikacyjna linia napowietrzna
  -  projektowane przyłącze napowietrzne

<b>Inwestor</b> <b>FIBEE</b> FIBEE I SP. Z O.O. Wysogotowo, ul. Wierzbowa 84 62-081 Przeźmierowo	  	
	Budowa telekomunikacyjnej linii kablowej światłowodowej w ramach Programu Operacyjnego Polska Cyfrowa w gm. Baranów. Projekt zagospodarowania terenu	
<b>Wykonawca</b>  INVESTRADE SP. Z O.O. Burski 8G-H/19 20-150 Lublin	Projektował: mgr inż. Konrad Pawlak Upr. nr LUB/0042/PWOT/19	Skala <b>1:500</b>
	Opracował: inż. Arkadiusz Rusinek <i>Rusinek</i>	Nr rys. <b>1</b>   Nr ark. <b>1</b>



**OZNACZENIA:**  
 numer ewidencyjny działki  
 granica działki  
 projektowana telekomunikacyjna linia napowietrzna  
 projektowane przyłącze napowietrzne

 <b>FIBEE</b> Spółka z ograniczoną odpowiedzialnością ul. Wileńska 64 02-901 Warszawa	 Rzeczpospolita Polska	 Unia Europejska Europejski Fundusz Regionalny
	Budowa telekomunikacyjnej linii kablowej światłowodowej w ramach Programu Operacyjnego Polska Cyfrowa w um. Baranów. Projekt zarządzawca terenu	Skala <b>1:500</b>
<b>Wykonawca</b> <b>INVESTAROB</b> INWESTAROB Sp. z o.o. Burakowskiego 20-110 Lublin	Projektant: mgr inż. Karol Pawlak Upr. nr 1107/022/1907/19	Nr rys. <b>I</b> Nr ark. <b>I</b>
Opracował: inż. Arkadiusz Ruszek <i>Ruszek</i>		